

Provincia di Cuneo
COMUNE DI FOSSANO

PROGETTO DI P.E.C. DA REALIZZARSI NELLA
"ESPANSIONE SETTENTRIONALE DEL CENTRO
CAPOLUOGO - COMPARTO SUD DEGLI AMBITI
PROGETTO DELL'ESPANSIONE PEREQUATA"

COMMITTENTE:
BOTTA Lucia
c.f. BTT LCU 47P57 D742J Firma: COSTAMAGNA Domenico
c.f. 02815630047 (Irrm. Europa s.r.l.) Firma:
BOTTA Maria
c.f. BTT MRA 49M70 D742W Firma: DOMPEI Claudio
c.f. DMP CLD 63C20 D742I Firma:
BOTTA Caterina
c.f. BTT CRN 49M70D742Z Firma: GOSMAR Bruno
c.f. GSM BRN 62L25 D742I (Gdus s.n.c.) Firma:
BOTTA Sergio
c.f. BTT SRG 59M05 D742R Firma: MAROCCO Eraldo
c.f. MRC RLD 57P14 B791U Firma:
BOTTERO Gianluca
c.f. BTT GLC 67M01 D742K Firma: FERRERO Adriana Caterina
c.f. FRR DNC 61E46 L219P Firma:
CHIAPPELLA Maria Rosa
c.f. CHP MRS 43R51 F351R Firma: MARTINA Bruna
c.f. MRT BRN 64D49 D742V Firma:
GIUGGIA Mario
c.f. GGG MRA 46H10 L974I Firma:

PROGETTO ILLUMINAZIONE PARCO PUBBLICO:
SCHEMA UNIFILARE DEL QUADRO


Scala 1:500
Data: 25.02.2015

NP2
TAV. 11B


Ing. IADAROLA Roberto
Progettazione di Impianti Elettrici e Meccanici
cell. 347.14.32.774

Firma:

Il presente elaborato è di proprietà dei progettisti ed è protetto a termini di legge

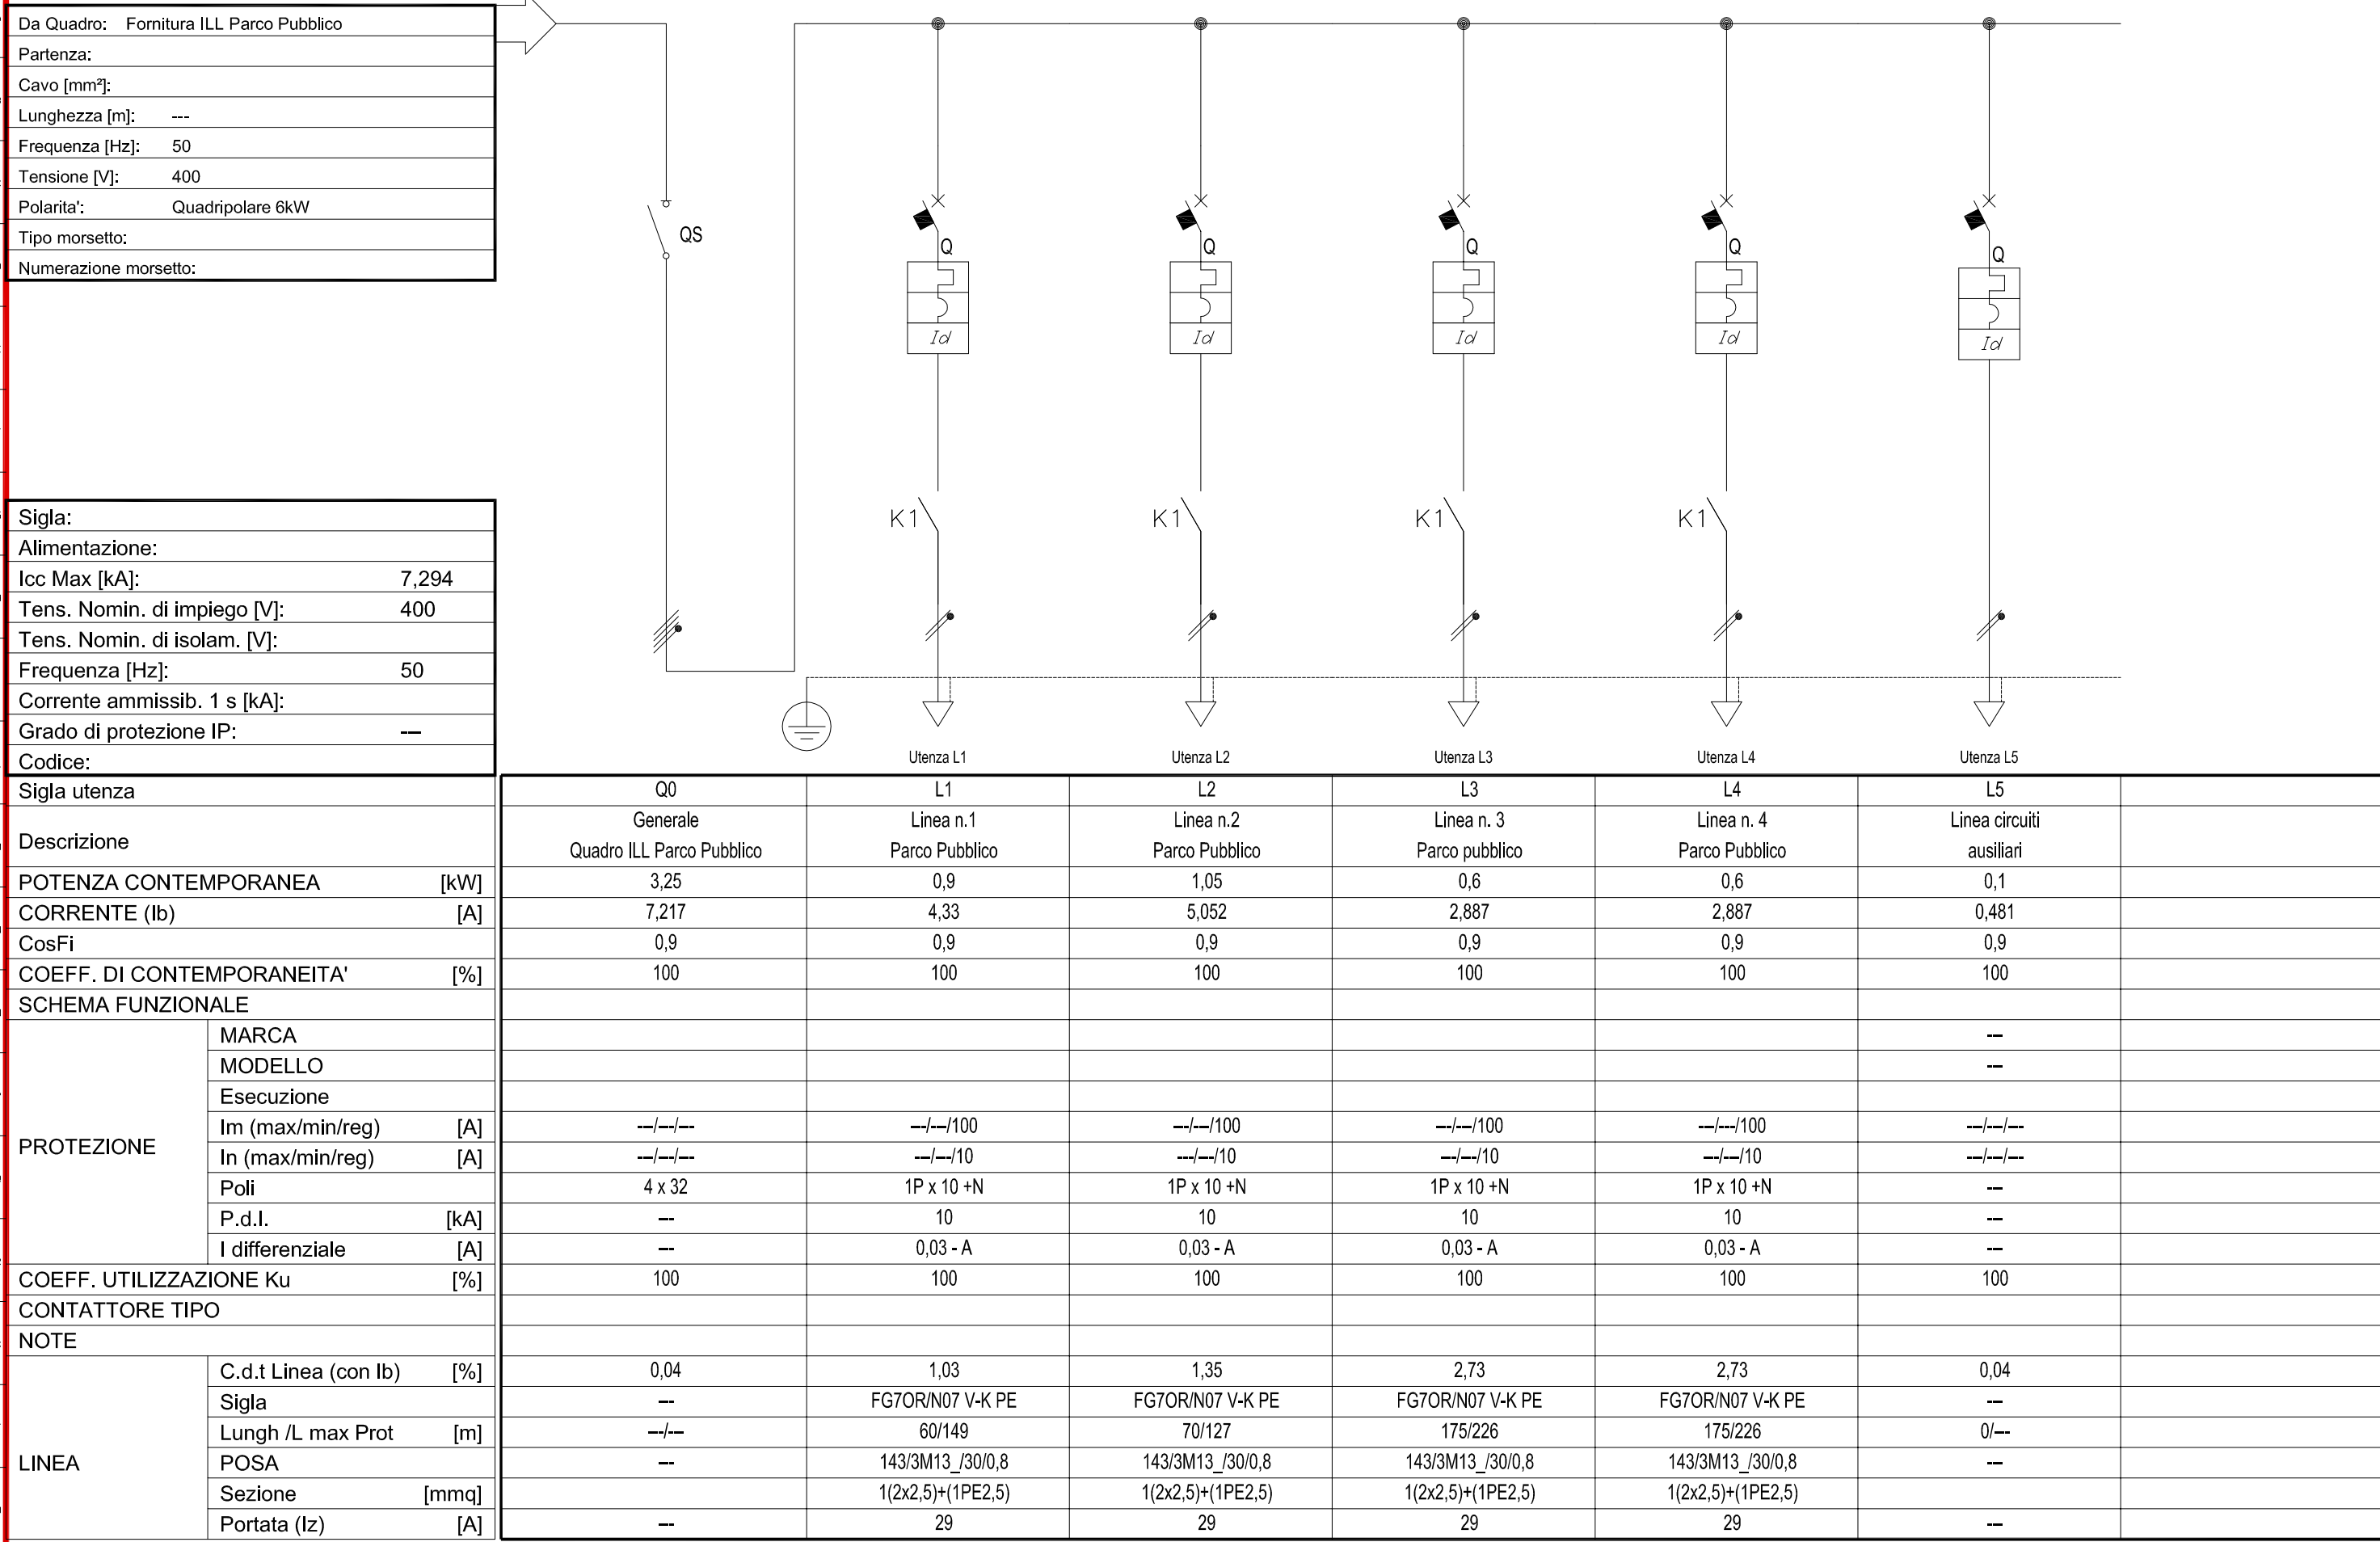

				Impianto:				Quadro Generale Parco Pubblico				QGP			
				Nome File:				Completato:				Foglio:			
				00000101								1			

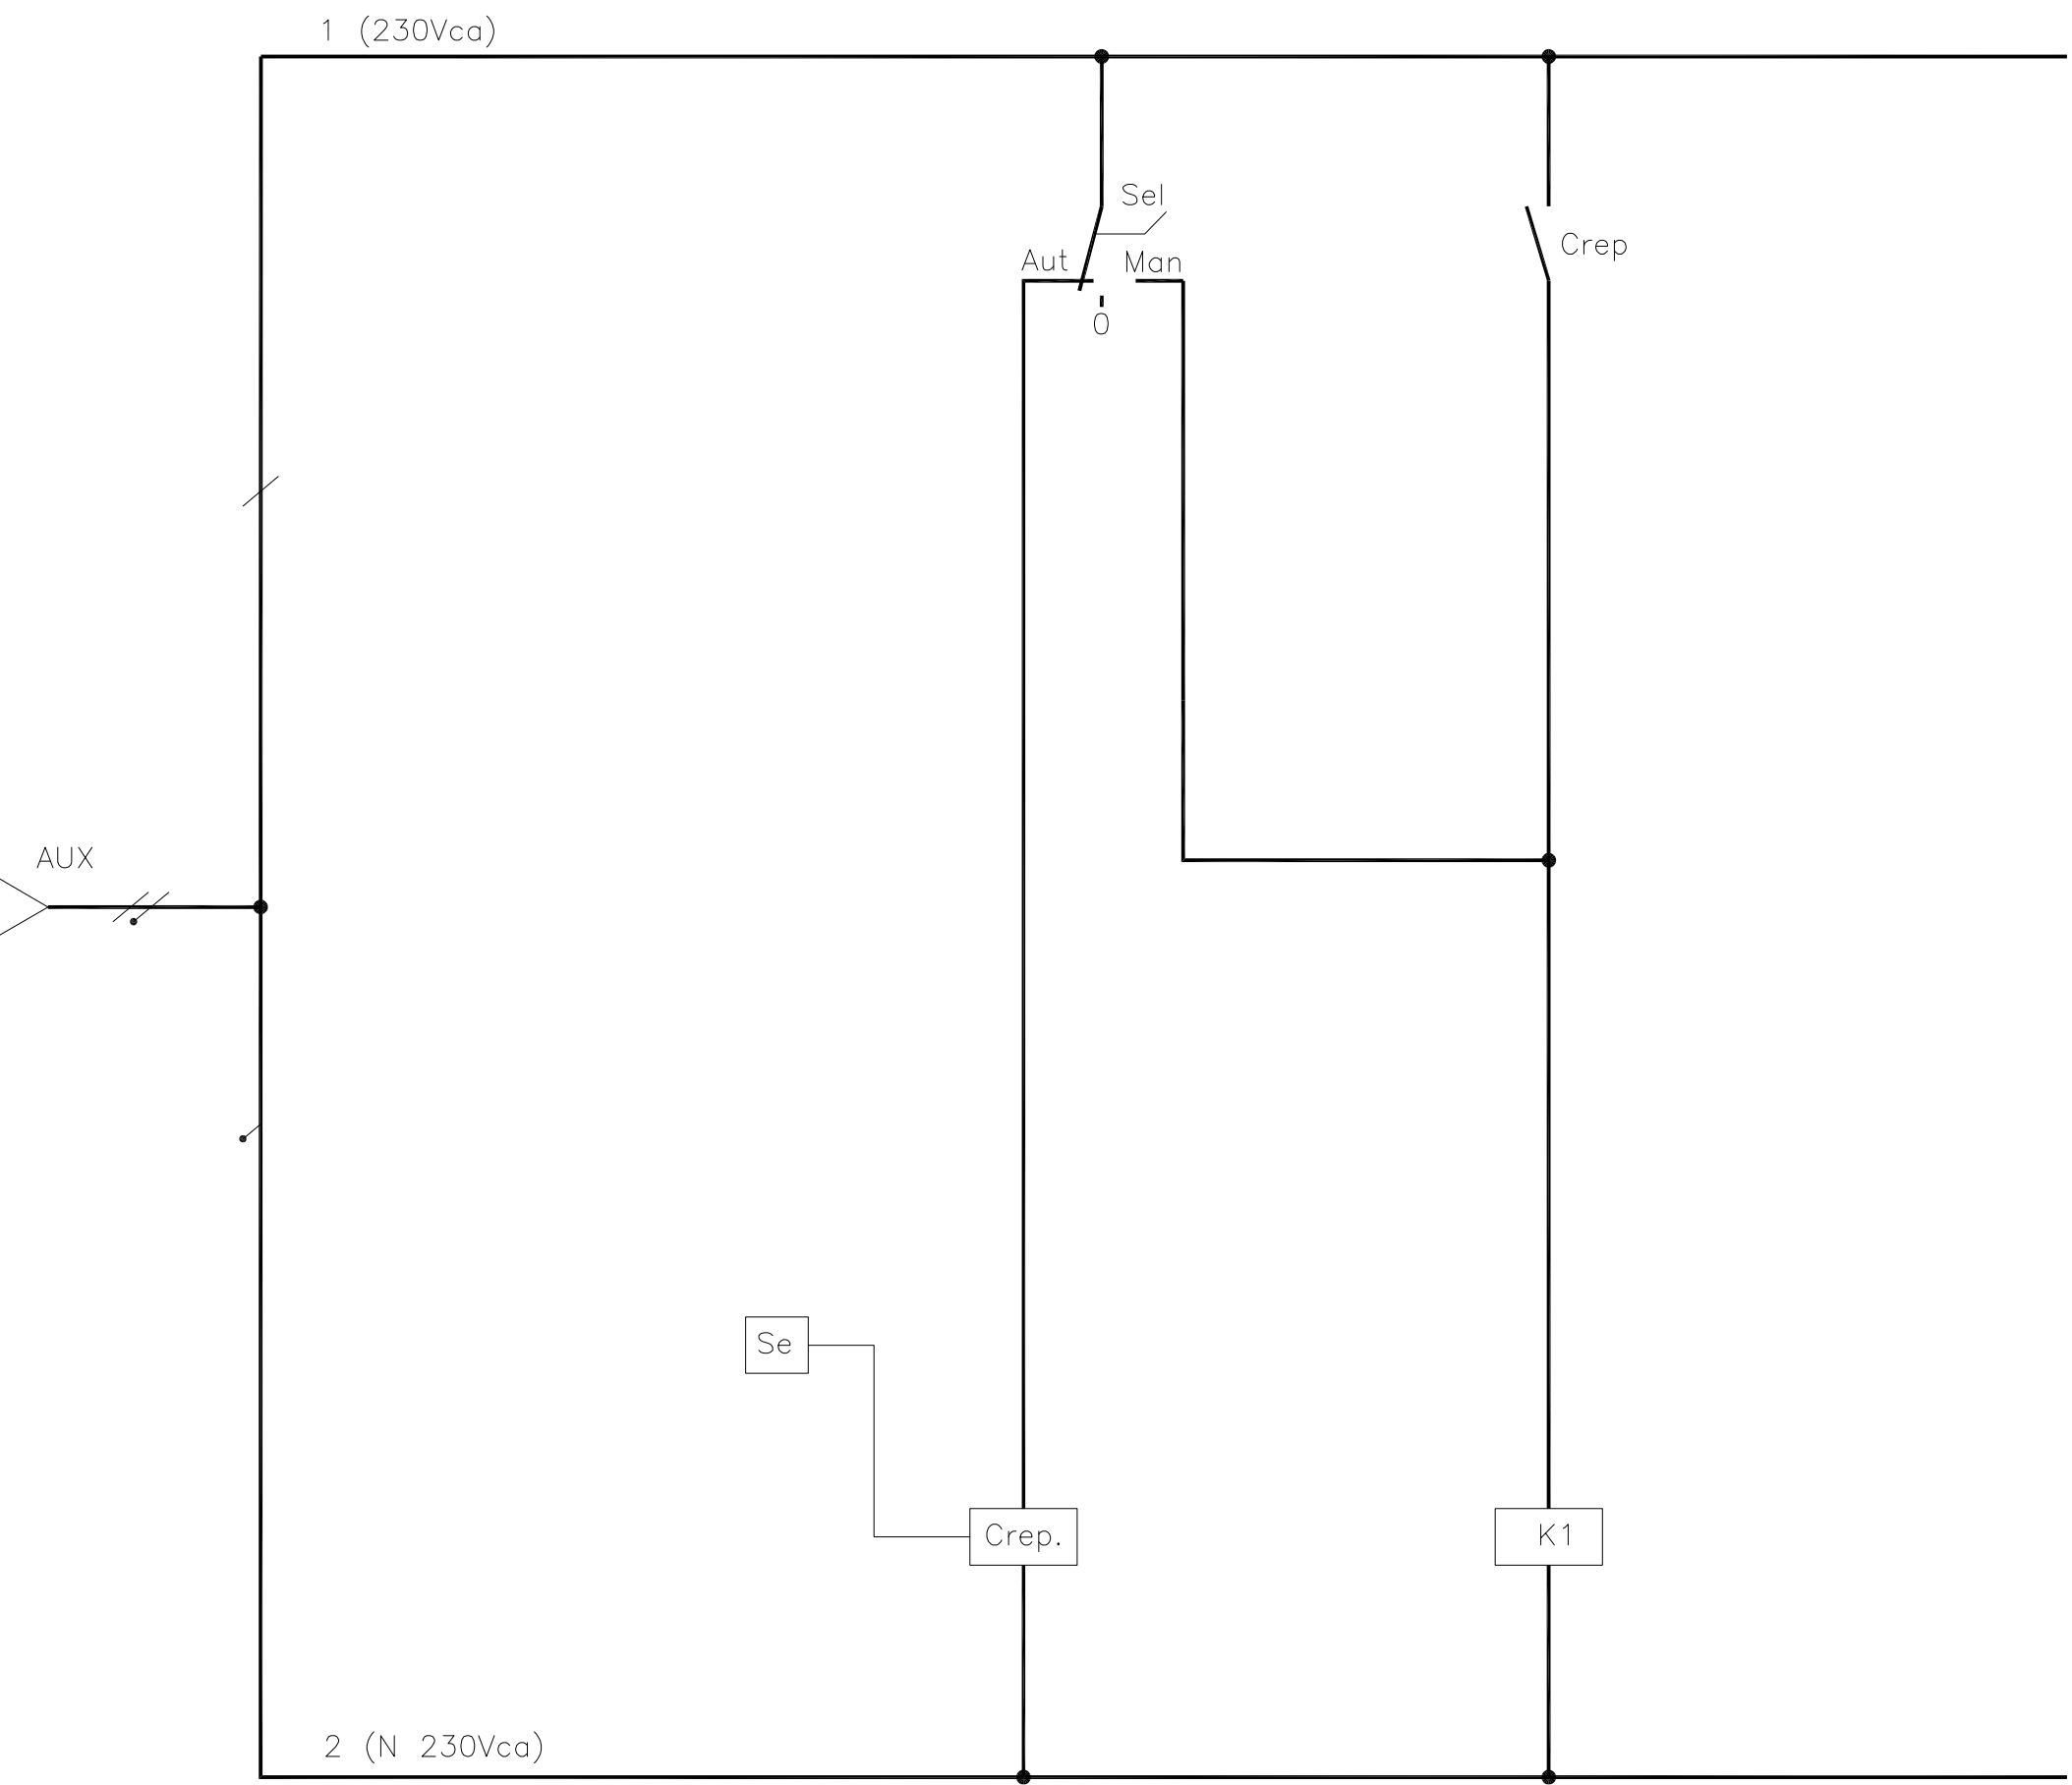

				Impianto:				Quadro Generale Parco Pubblico				QGP			
				Nome File:				Completato:				Foglio:			
				00000101								2			

