



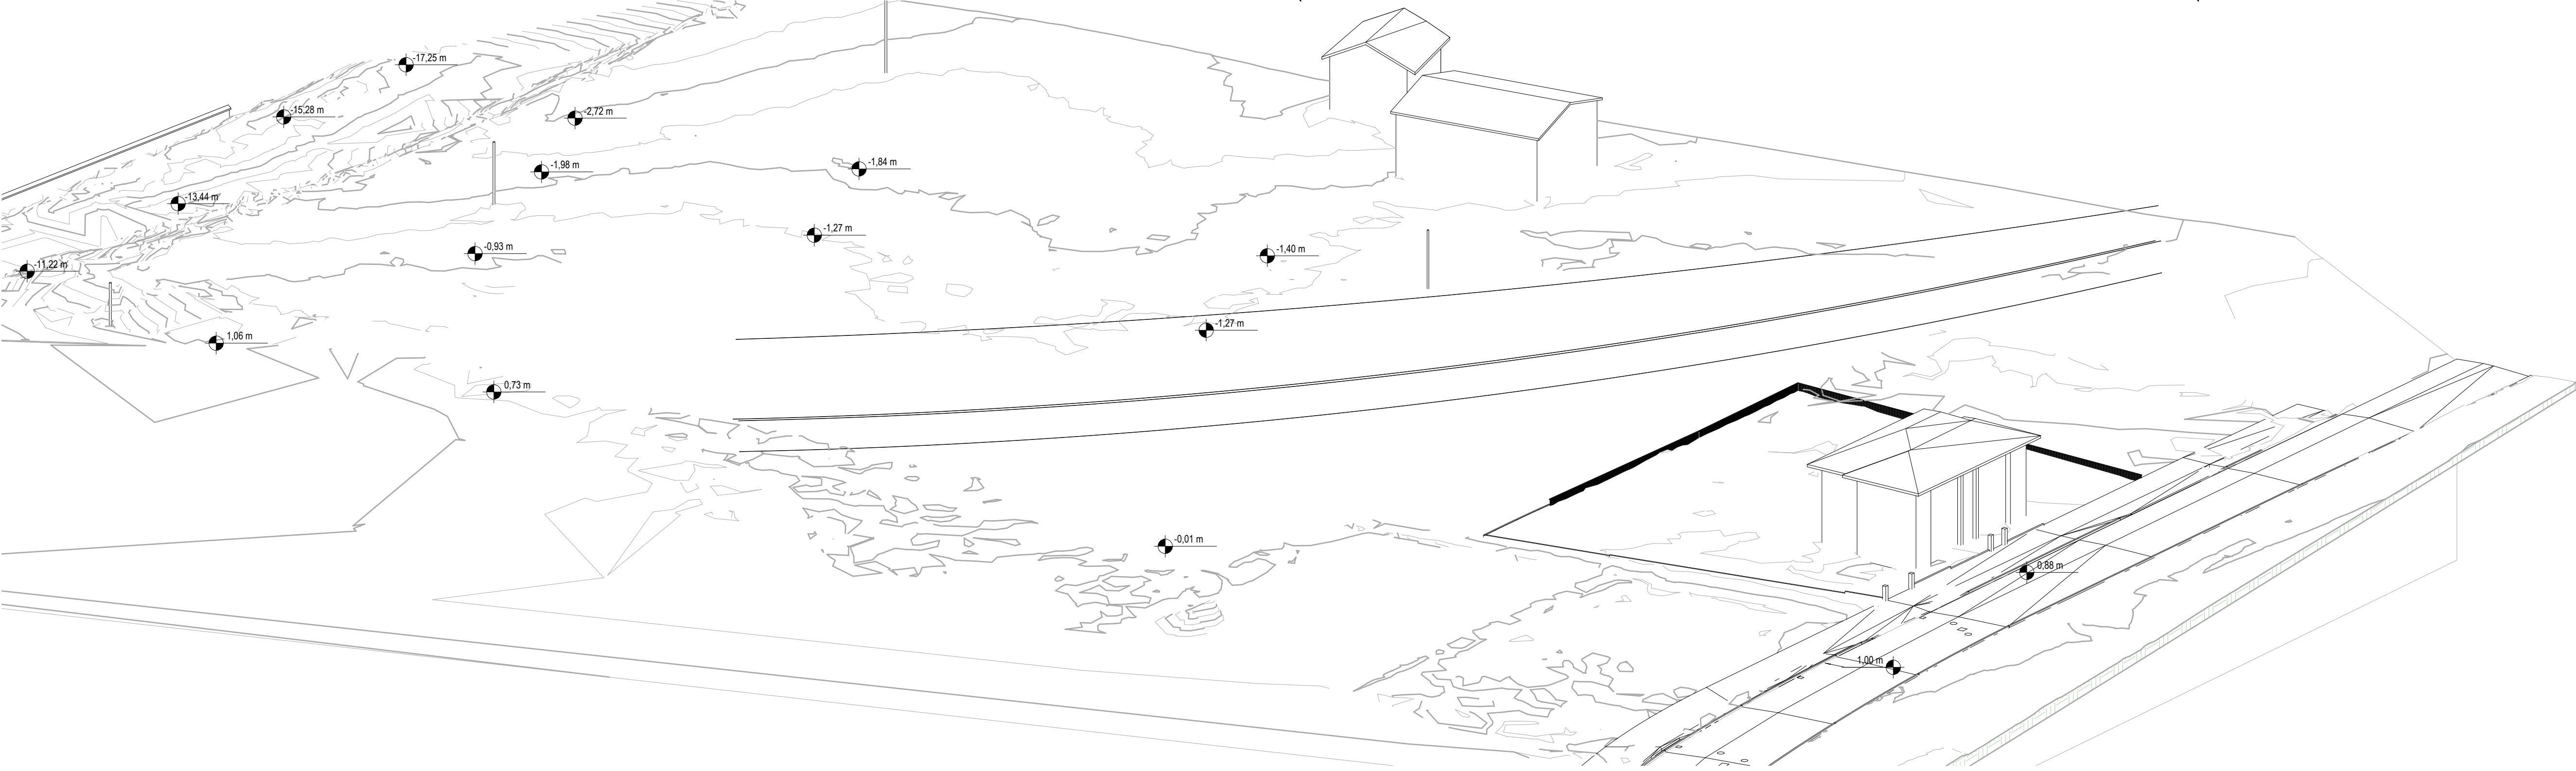


2 SEZIONE TERRITORIALE 1-1.

1: 500

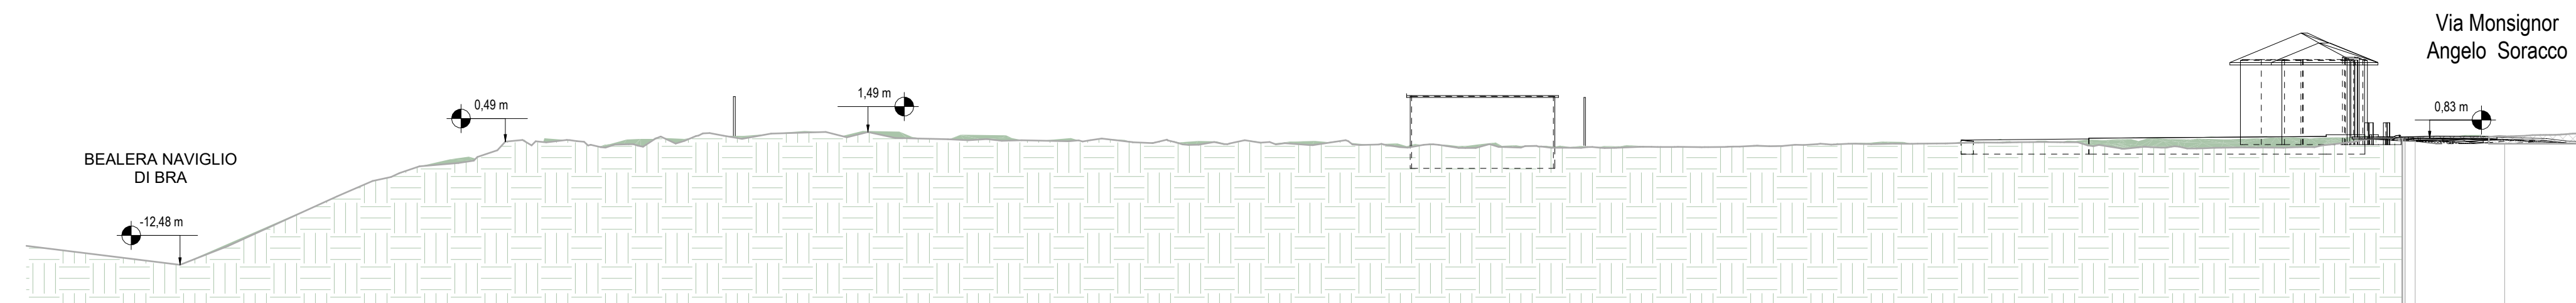



3 SEZIONE TERRITORIALE 2-2.

1: 500

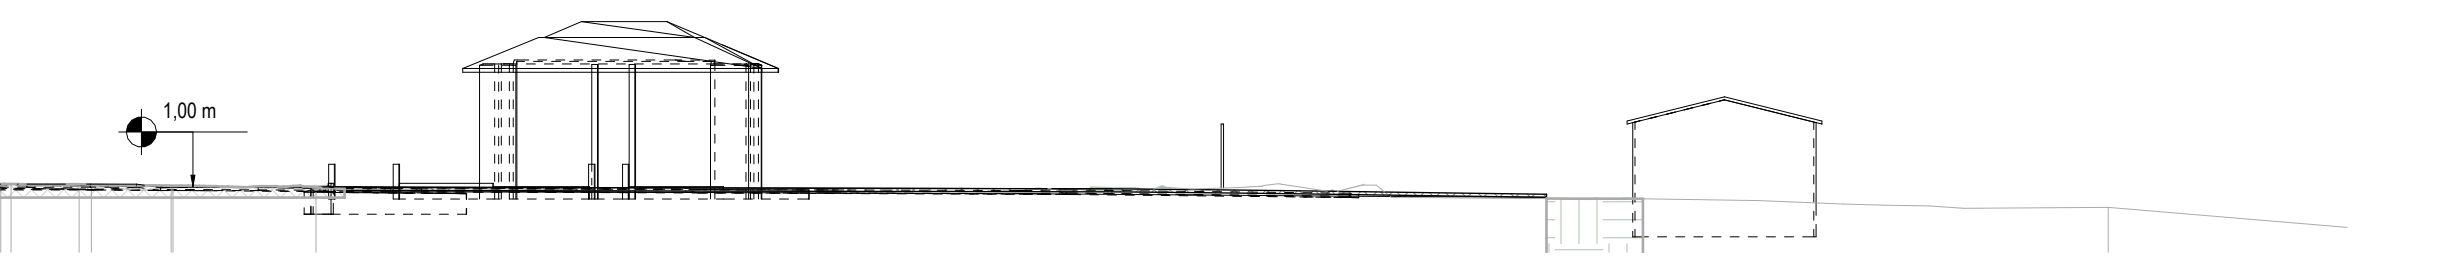

4 SEZIONE TERRITORIALE 3-3.

1: 500

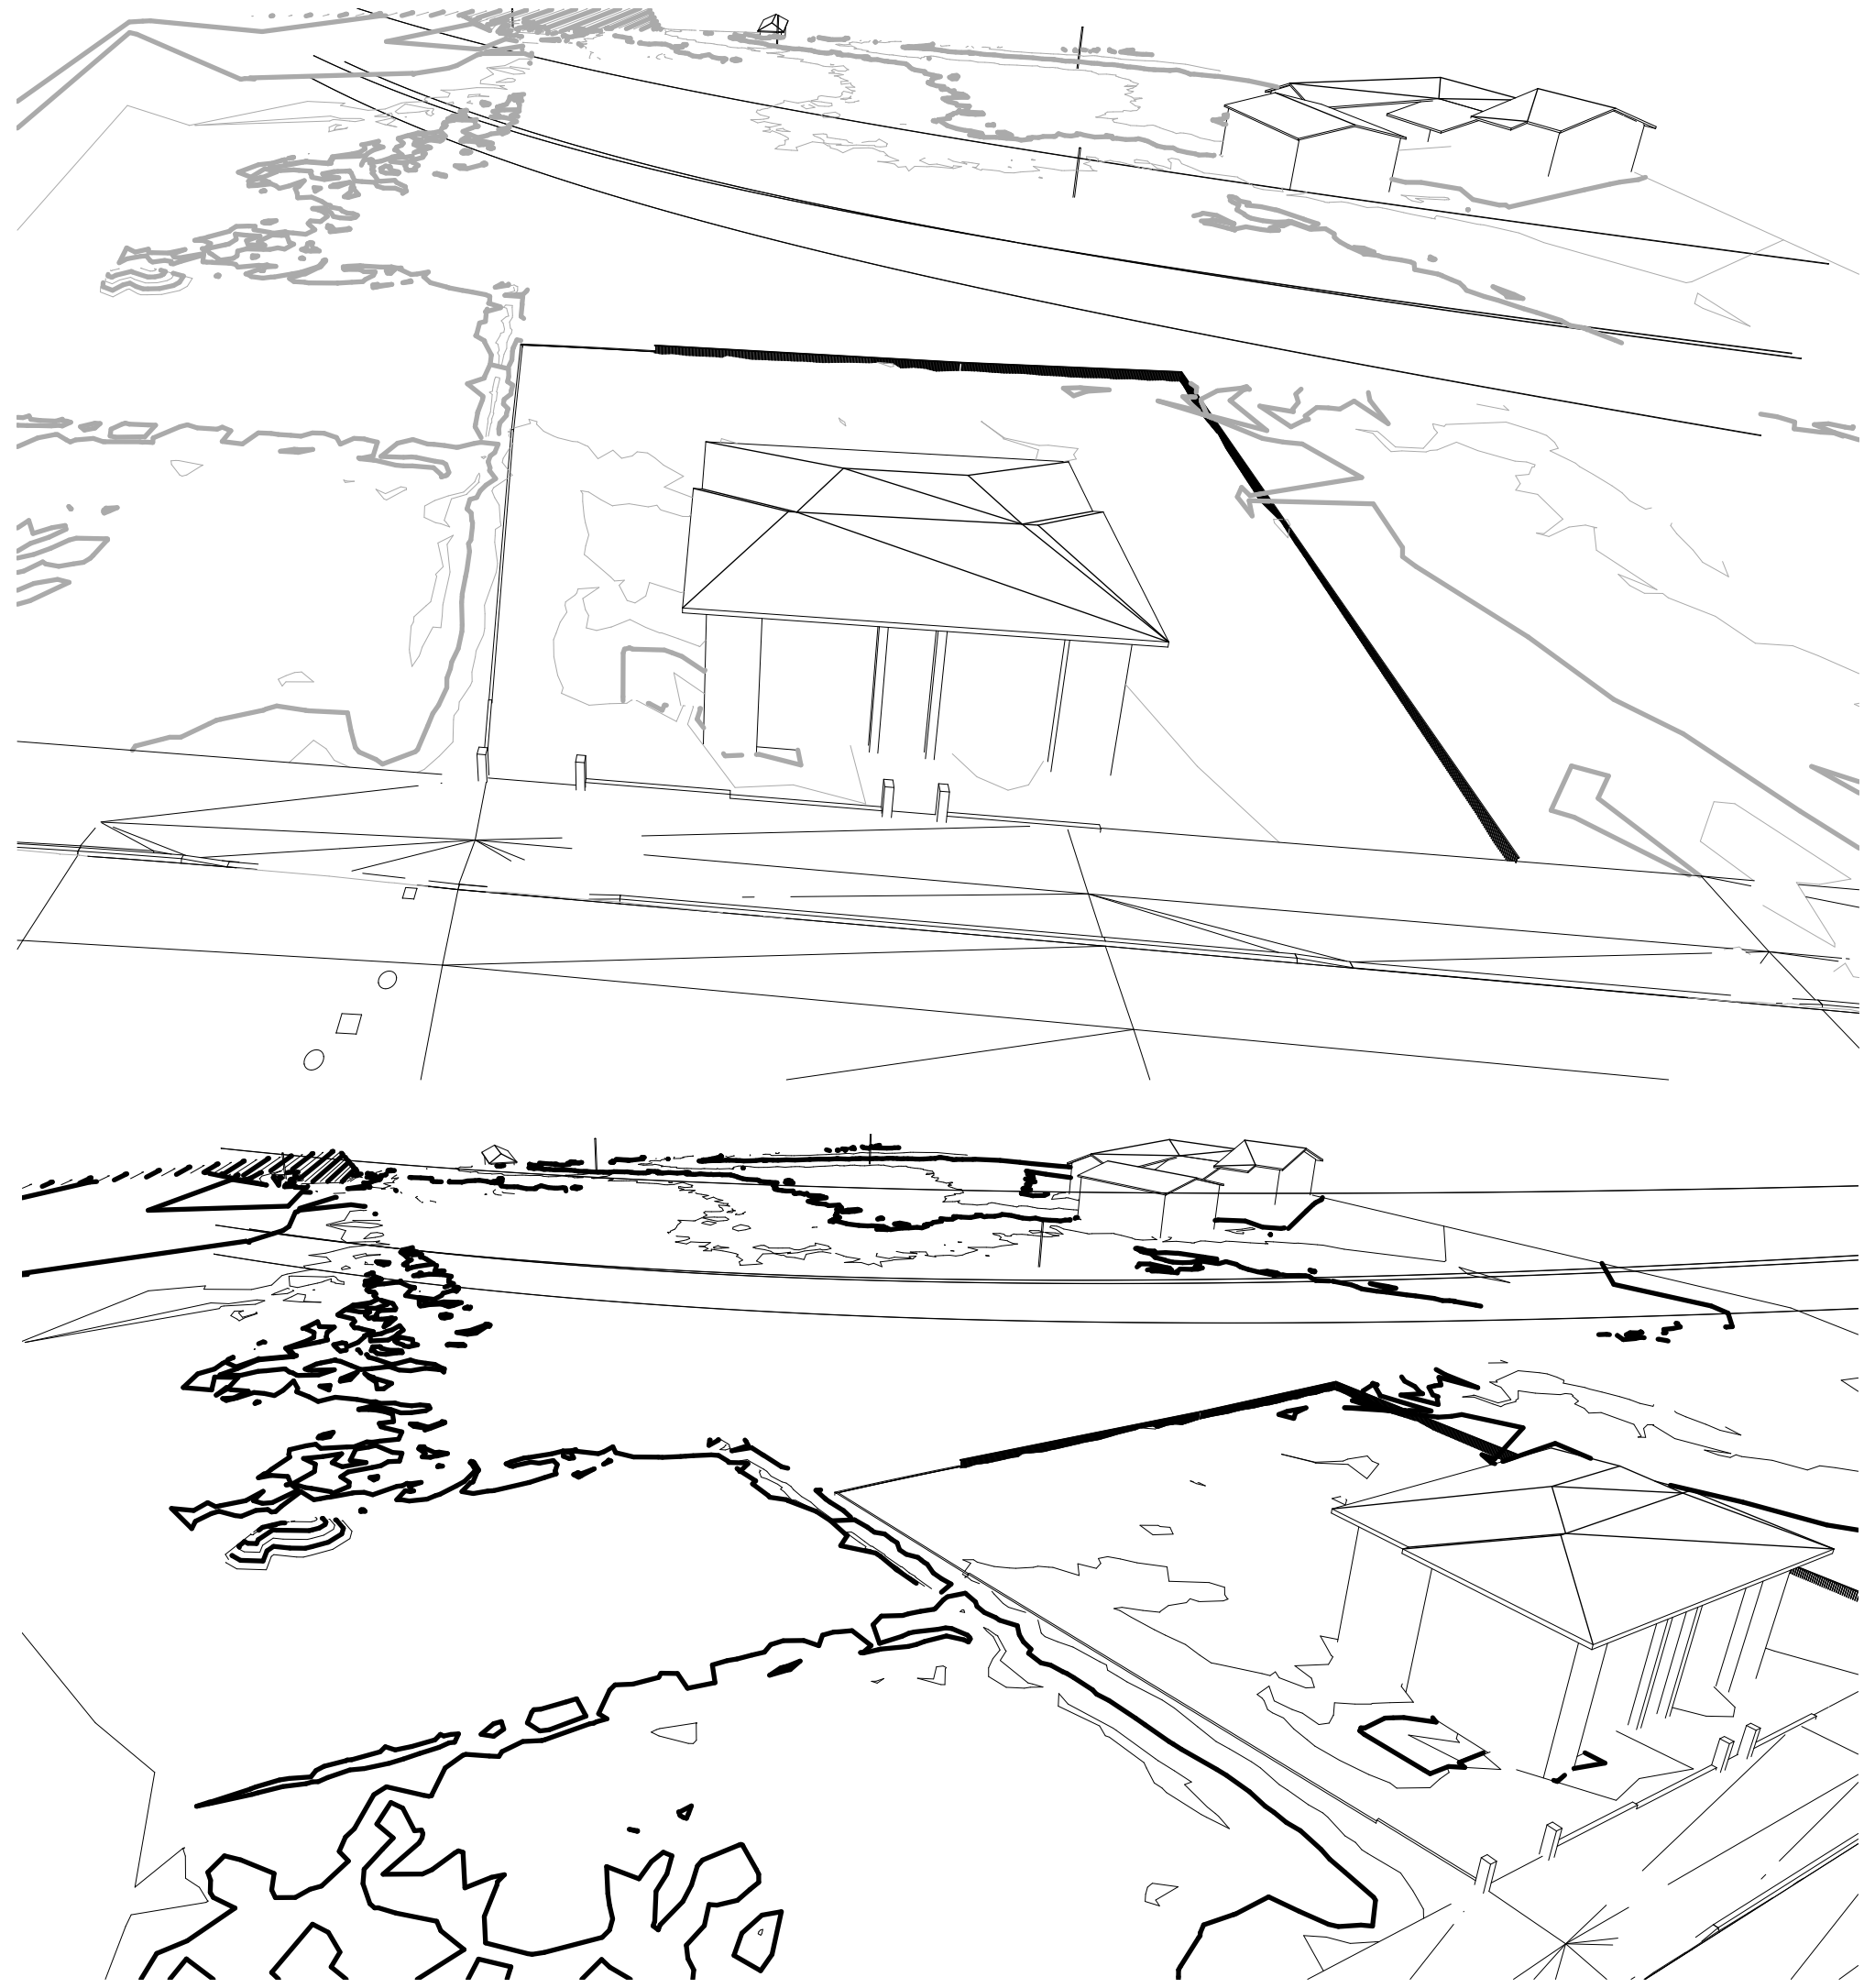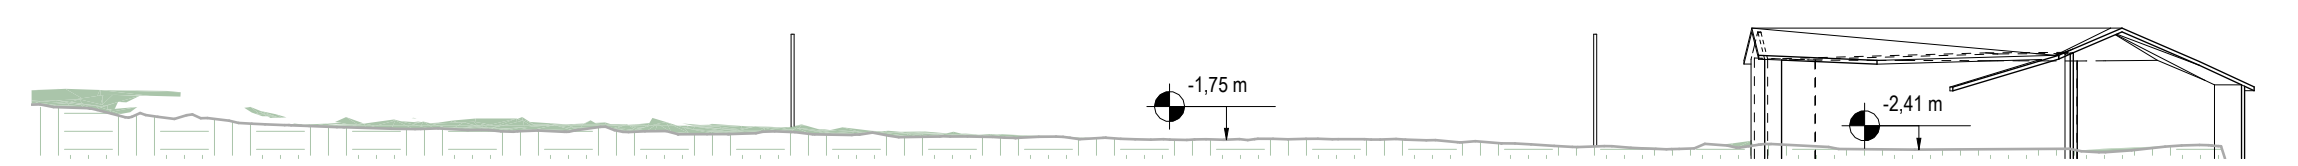

REGIONE PIEMONTE - PROVINCIA DI CUNEO - COMUNE DI FOSSANO

NUOVA SEDE DELLA STRUTTURA COMPLESSA MAXI-EMERGENZA 118
EMERGENCYMEDICAL TEAM 2 (EMT2)

CUP: I45F21001500001

PROGETTO DI FATTIBILITA' TECNICO ECONOMICA

PROGETTO ARCHITETTONICO/STRUTTURALE

LGA ENGINEERING srl

Dott. Ing. ALBERTO Andrea

Corso Roma 43, 12038, Saigiano (CN)

Ordine Ingegneri Prov. di Cuneo n° A2058

COLLABORATORI

Arch. Barbara Matteo

Ing. Giacomo Matteo

P.F. Pirotti Andrea

INDAGINI GEOLOGICHE

GEOLAMBDA Engineering s.r.l.

Ing. DAGLIATI Marco

Via A. Dica 1, 22

28045 Codogno (LO)

PROGETTO IMPIANTI ED ENERGIA

Studio I4 Engineering s.r.l.

Ing. PANNIER SUFFAIT Luca

Ing. LEONE Andrea

Piazza Carlo Emanuele II n. 13

10123 Torino (TO)

PROGETTO ANTINCENDIO

ARCH. BORRA EMANUELE

Via Francesco Petrarca 20

10123 Torino (TO)

STAZIONE APPALTANTE

ASL-CN1

SC Servizio Tecnico via

Carlo Boggio n°12

12100 Cuneo

RESPONSABILE UNICO

DEL PROCEDIMENTO

ASL-CN1

Ing. Claudio Riberi

IMPRESA

CODICE ELABORATO

01.02.PFTE.ARC.FLG

TITOLO

Planimetria Generle lotto di intervento rilievo

DATA

15/05/2026

SCALA

1: 500

2024

007

PFTE

ARC

02

R02

REVISIONI					
N°	Data	Descrizione	Eseguito	Verificato	Approvato
00	28/10/2024	Prima Emissione	A.P.	M.B.	A.A.
01	06/03/2025	Modifica posizione accesso al sito	A.P.	M.B.	A.A.
02	15/05/2026	RICHIESTA INTEGRAZIONI PROT. 2026/14168 DEL 10/04/2026	A.P.	M.B.	A.A.