








2 SEZIONE TERRITORIALE 4-4
1 : 500

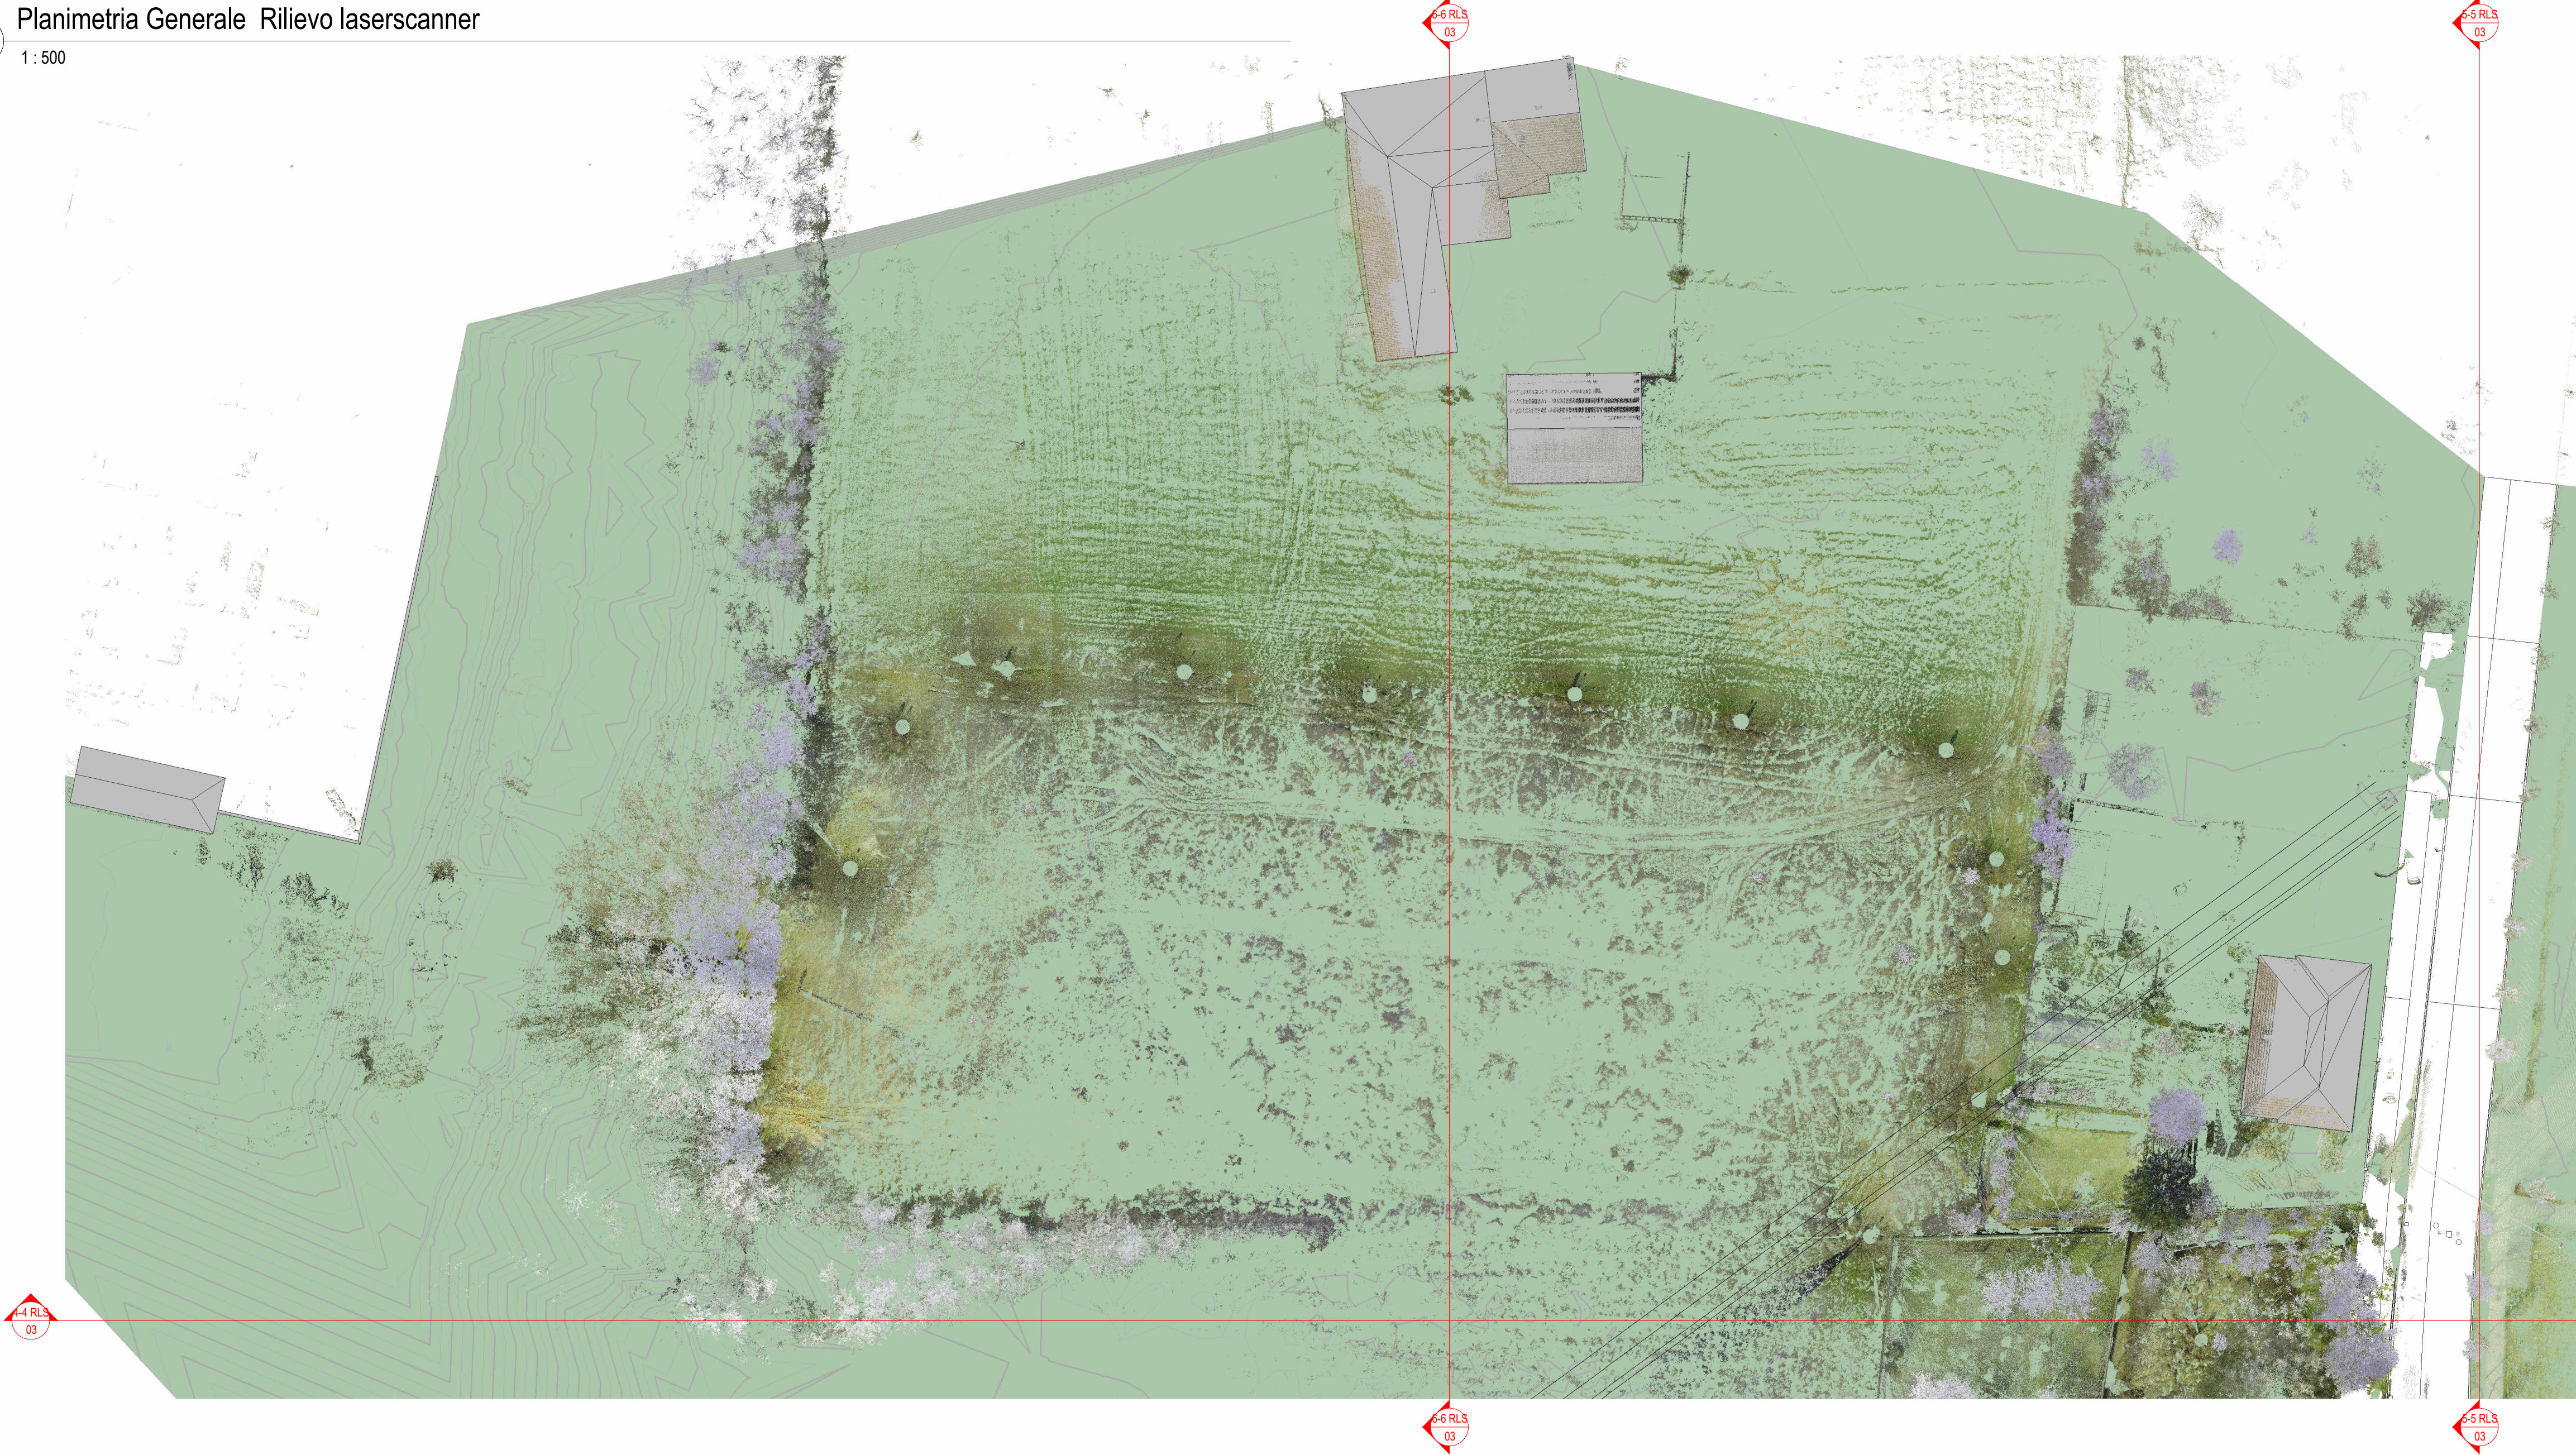

3 SEZIONE TERRITORIALE 5-5
1 : 500

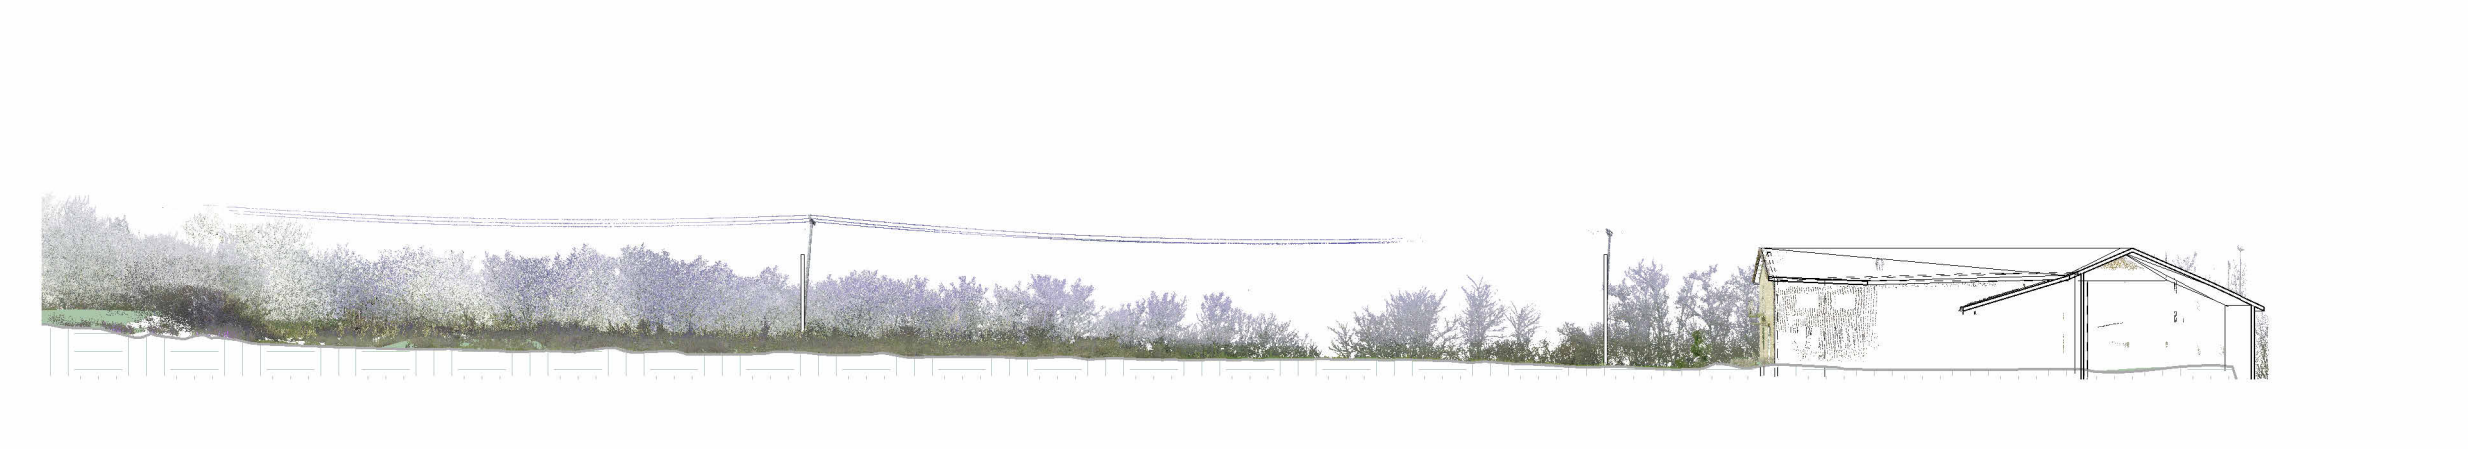

4 SEZIONE TERRITORIALE 6-6
1 : 500

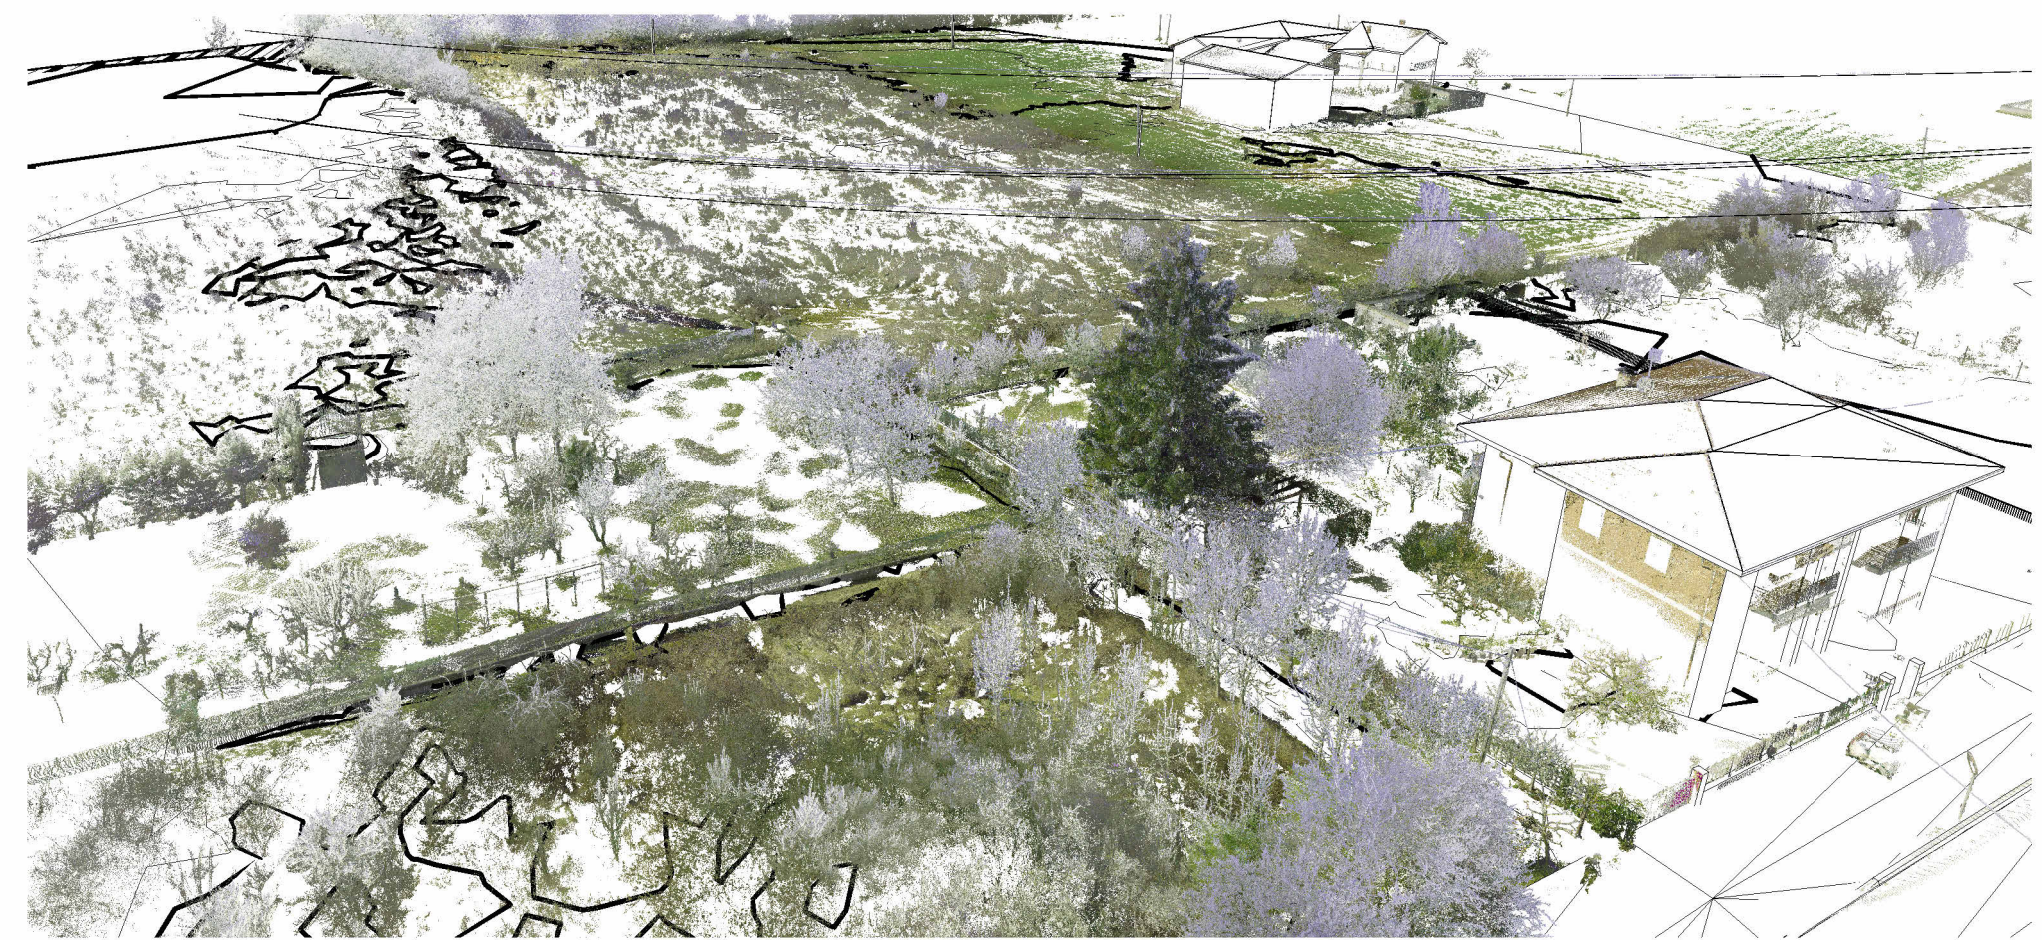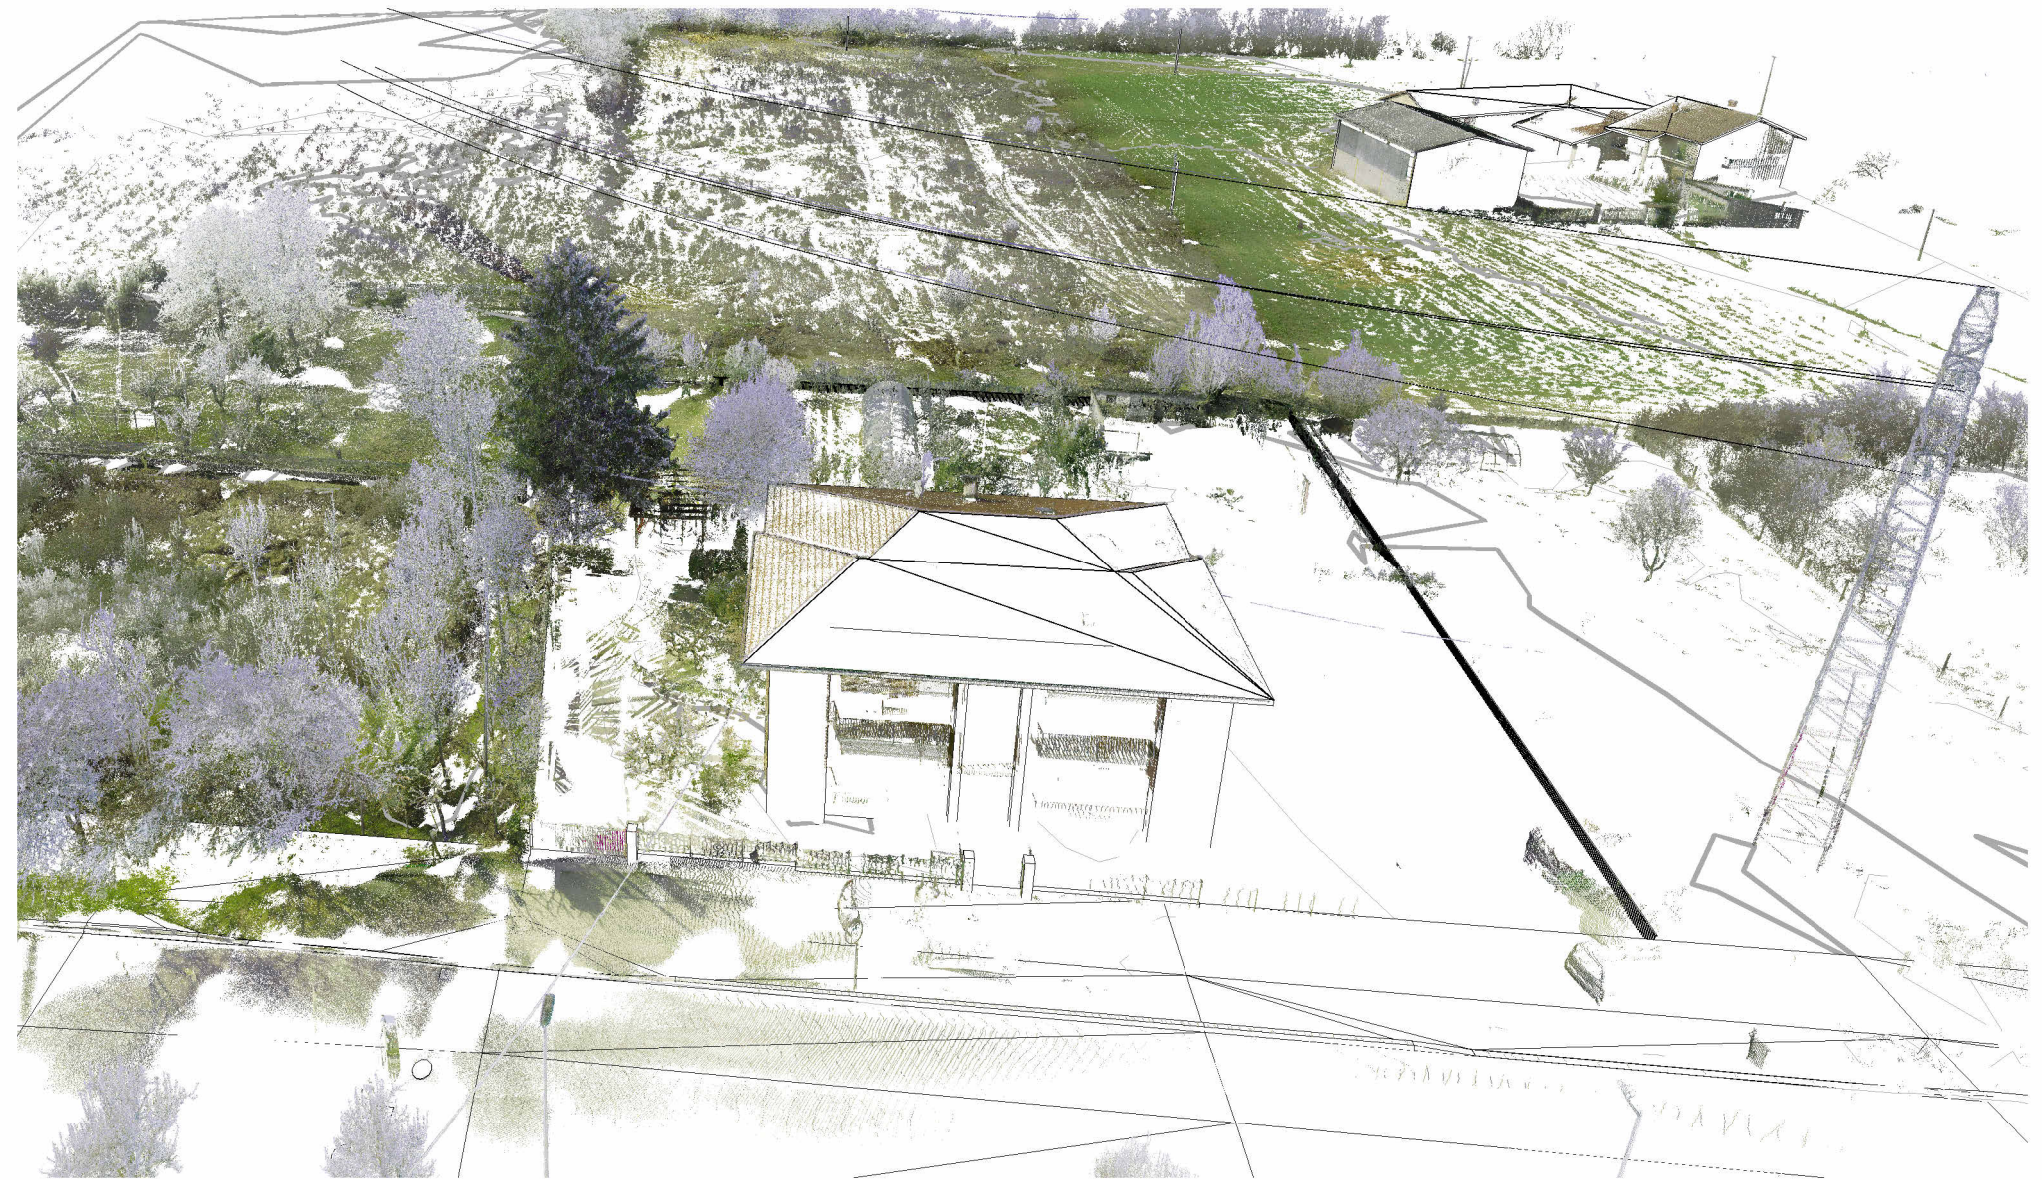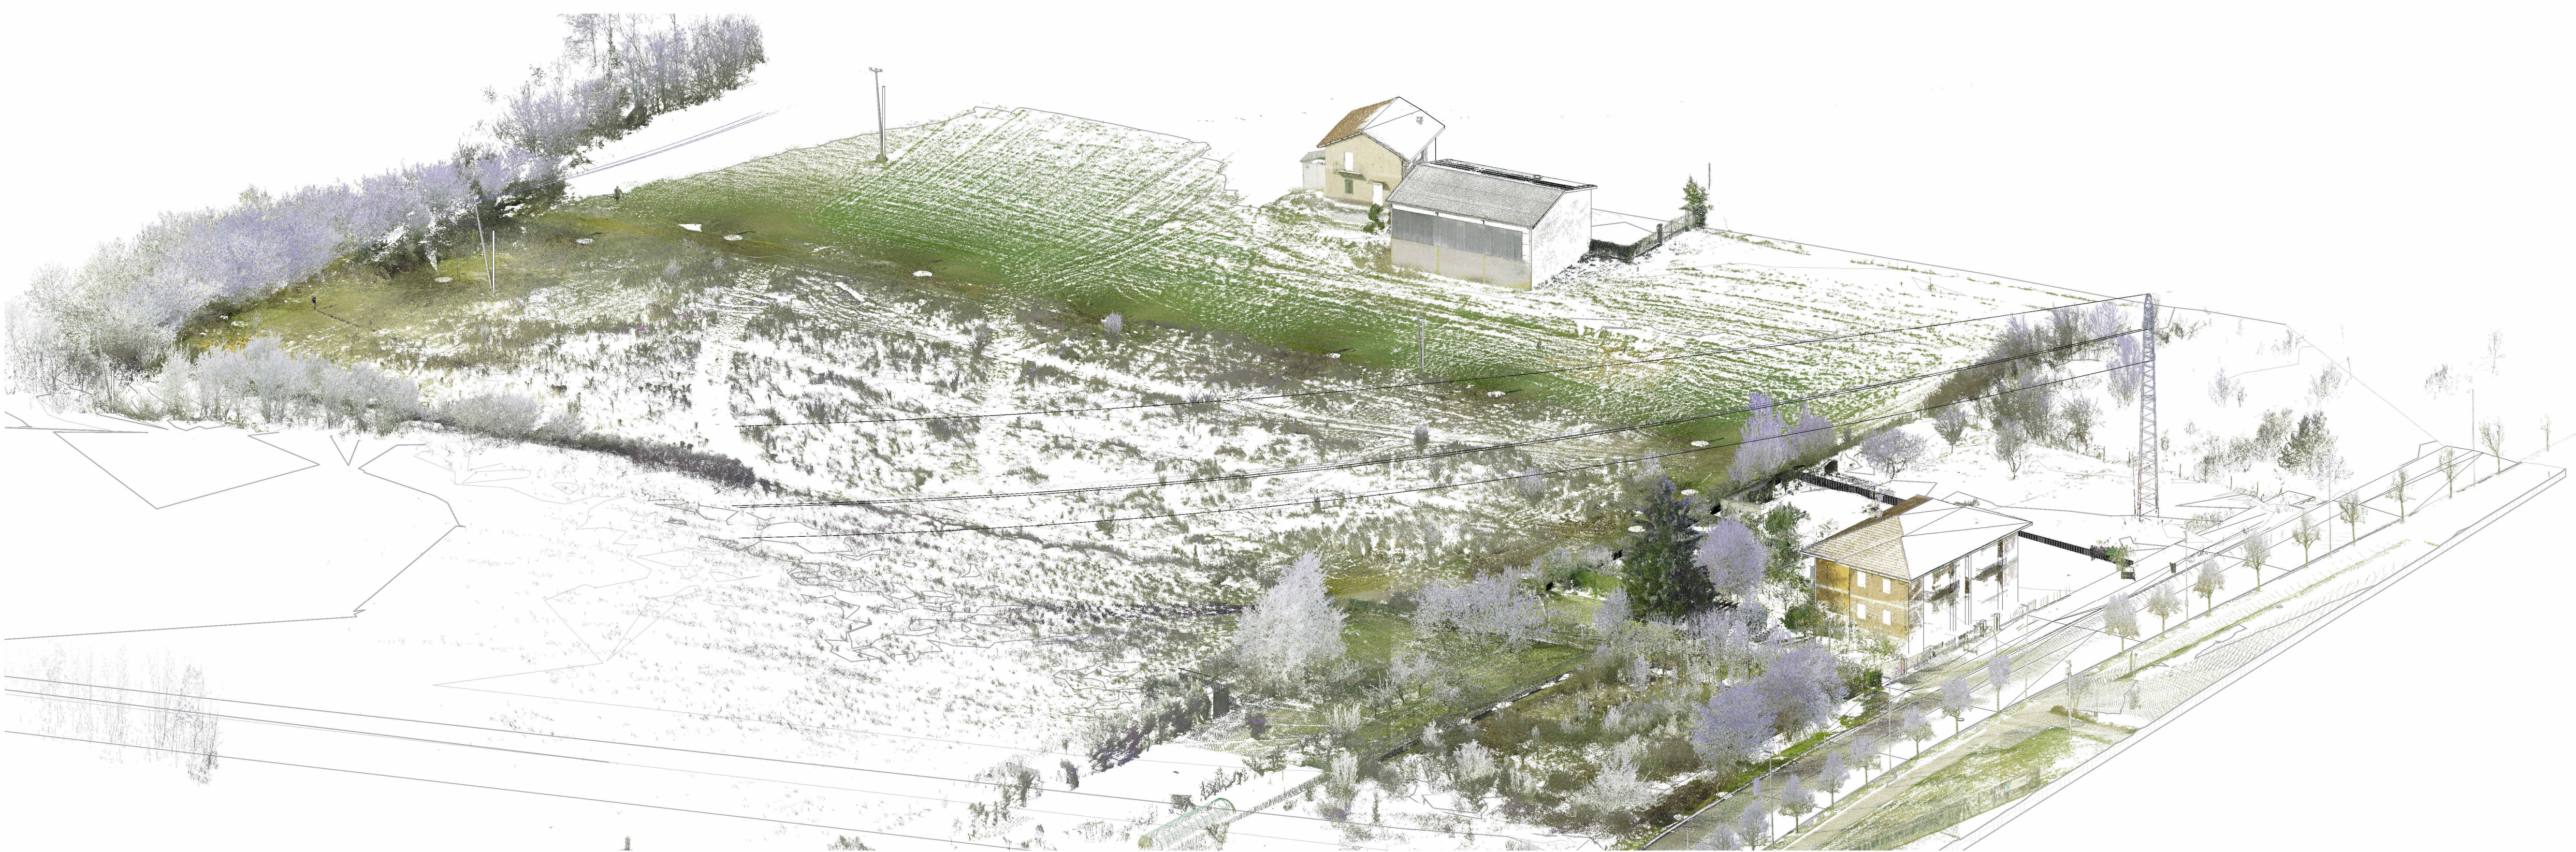

REGIONE PIEMONTE - PROVINCIA DI CUNEO - COMUNE DI FOSSANO

NUOVA SEDE DELLA STRUTTURA COMPLESSA MAXI-EMERGENZA 118
EMERGENCYMEDICAL TEAM 2 (EMT2)

CUP: I45F21001500001

PROGETTO DI FATTIBILITA' TECNICO ECONOMICA

PROGETTO ARCHITETTONICO/STRUTTURALE

LGA ENGINEERING srl

Dott. Ing. ALBERTO Andrea
Corso Roma 43, 12038, Sangiano (CN)
Ordine Ingegneri Prov. di Cuneo n° A2058

COLLABORATORI

Arch. Barbara Matteo
Ing. Giacinto Matteo
P. Piroli Andrea

INDAGINI GEOLOGICHE

GEOLAMBA Engineering s.r.l.

Ing. DAGLIATI Marco
Via A. D'Adda 22
28045 Codogno (LO)

PROGETTO IMPIANTI ED ENERGIA

Studio I4 Engineering s.r.l.

Ing. PANNIER SUFFAIT Luca
Ing. LEONE Andrea
Piazza Carlo Emanuele II n.13
10123 Torino (TO)

PROGETTO ANTINCENDIO

ARCH. BORRA EMANUELE

Via Francesco Petrarca 20
10123 Torino (TO)

STAZIONE APPALTANTE
ASL-CN1
SC Servizio Tecnico via
Carlo Boggio n°12
12100 Cuneo

RESPONSABILE UNICO
DEL PROCEDIMENTO

ASL-CN1

Arch. Luca Folco

IMPRESA

CODICE ELABORATO
01.03.PFTE.ARC.RA

TITOLO
Rilievo Laserscanner Planimetrie, Sezioni e viste 3D

DATA

15/05/2026

SCALA

1 : 500

2024 007 PFTE ARCH 03 R02

REVISIONI					
N°	Data	Descrizione	Eseguito	Verificato	Approvato
00	28/10/2024	Prima Emissione	A.P.	M.B.	A.A.
01	06/03/2026	Modifica posizione accesso al sito	A.P.	M.B.	A.A.
02	15/05/2026	RICHIESTA INTEGRAZIONI PROT. 2026/14168 DEL 10.04.2026	A.P.	M.B.	