




1 PROSPETTO A-A
1 : 100

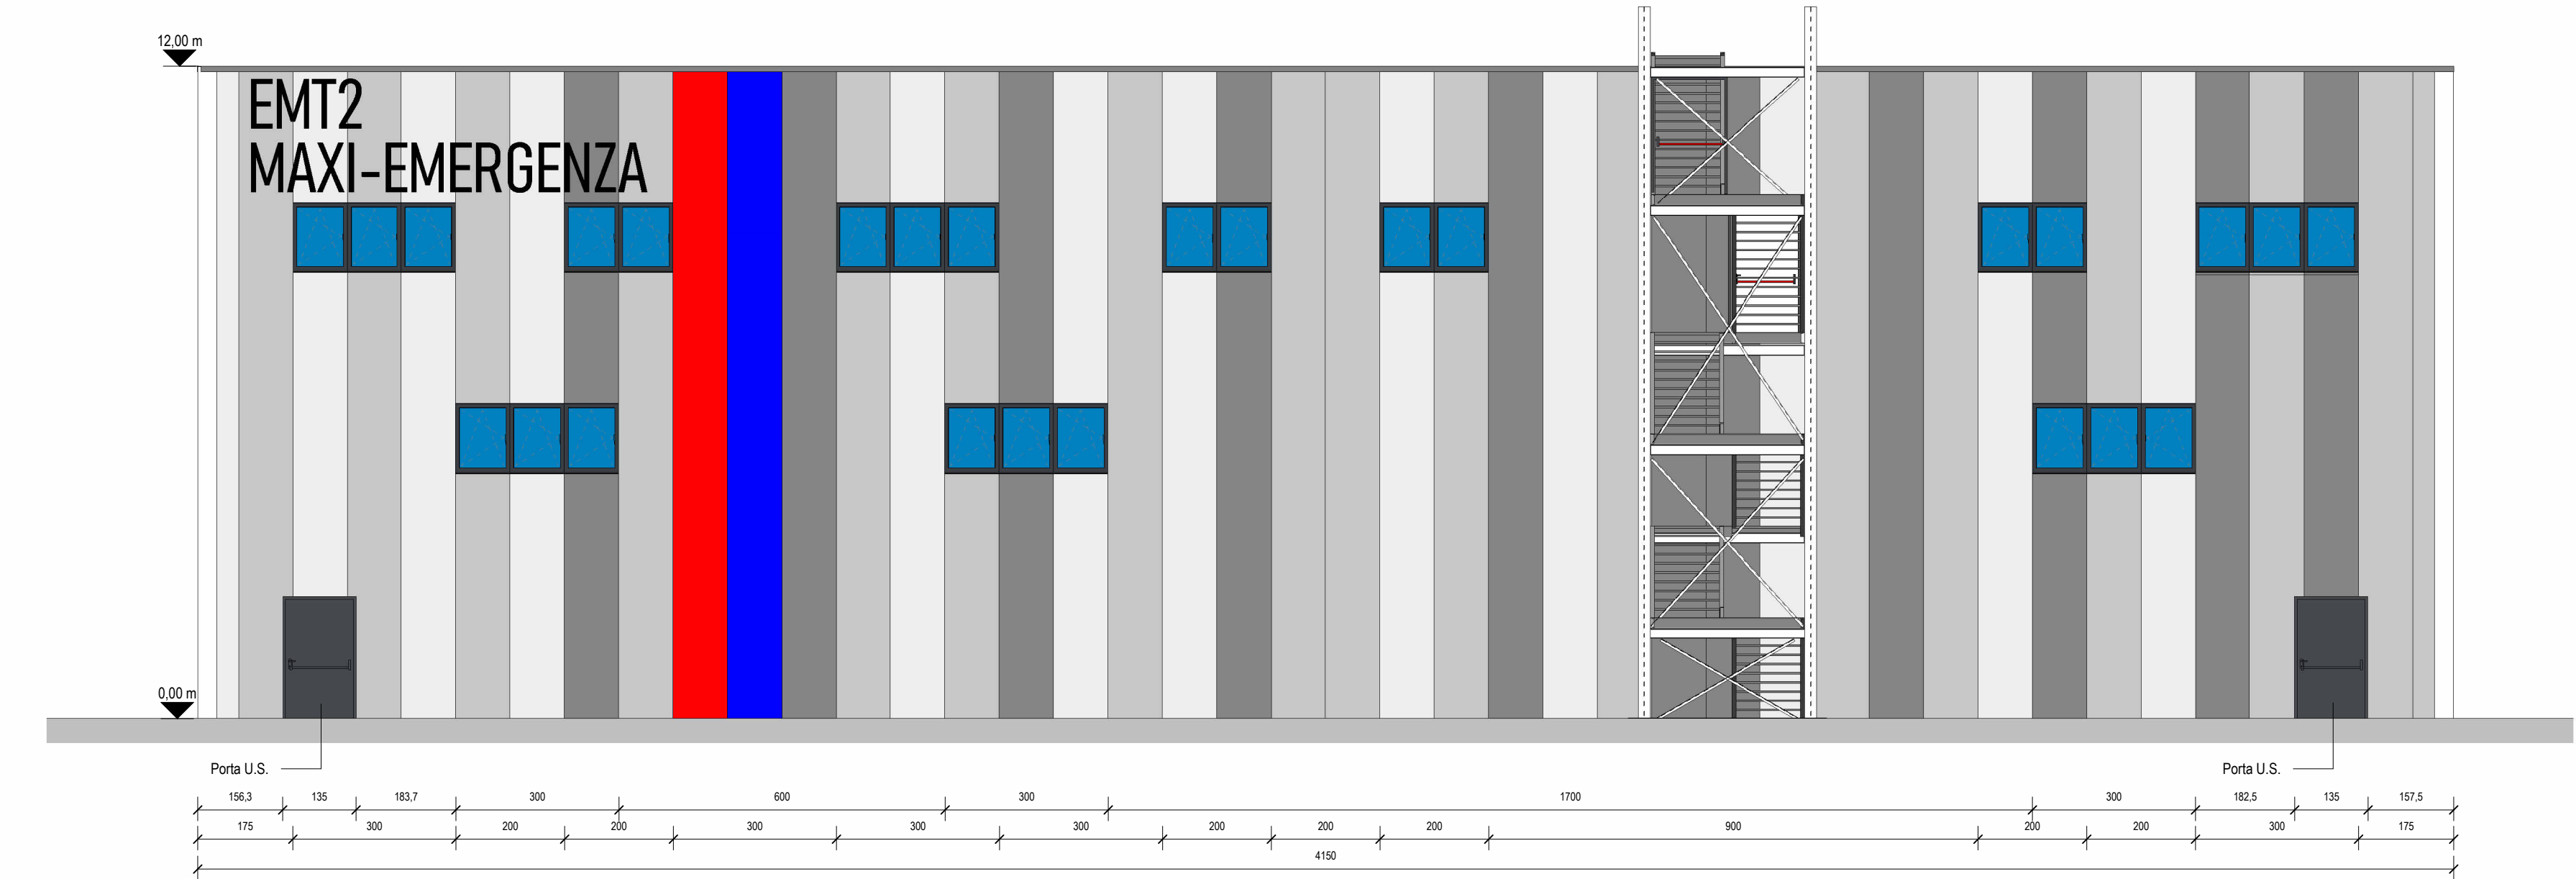




2 PROSPETTO B-B
1 : 100

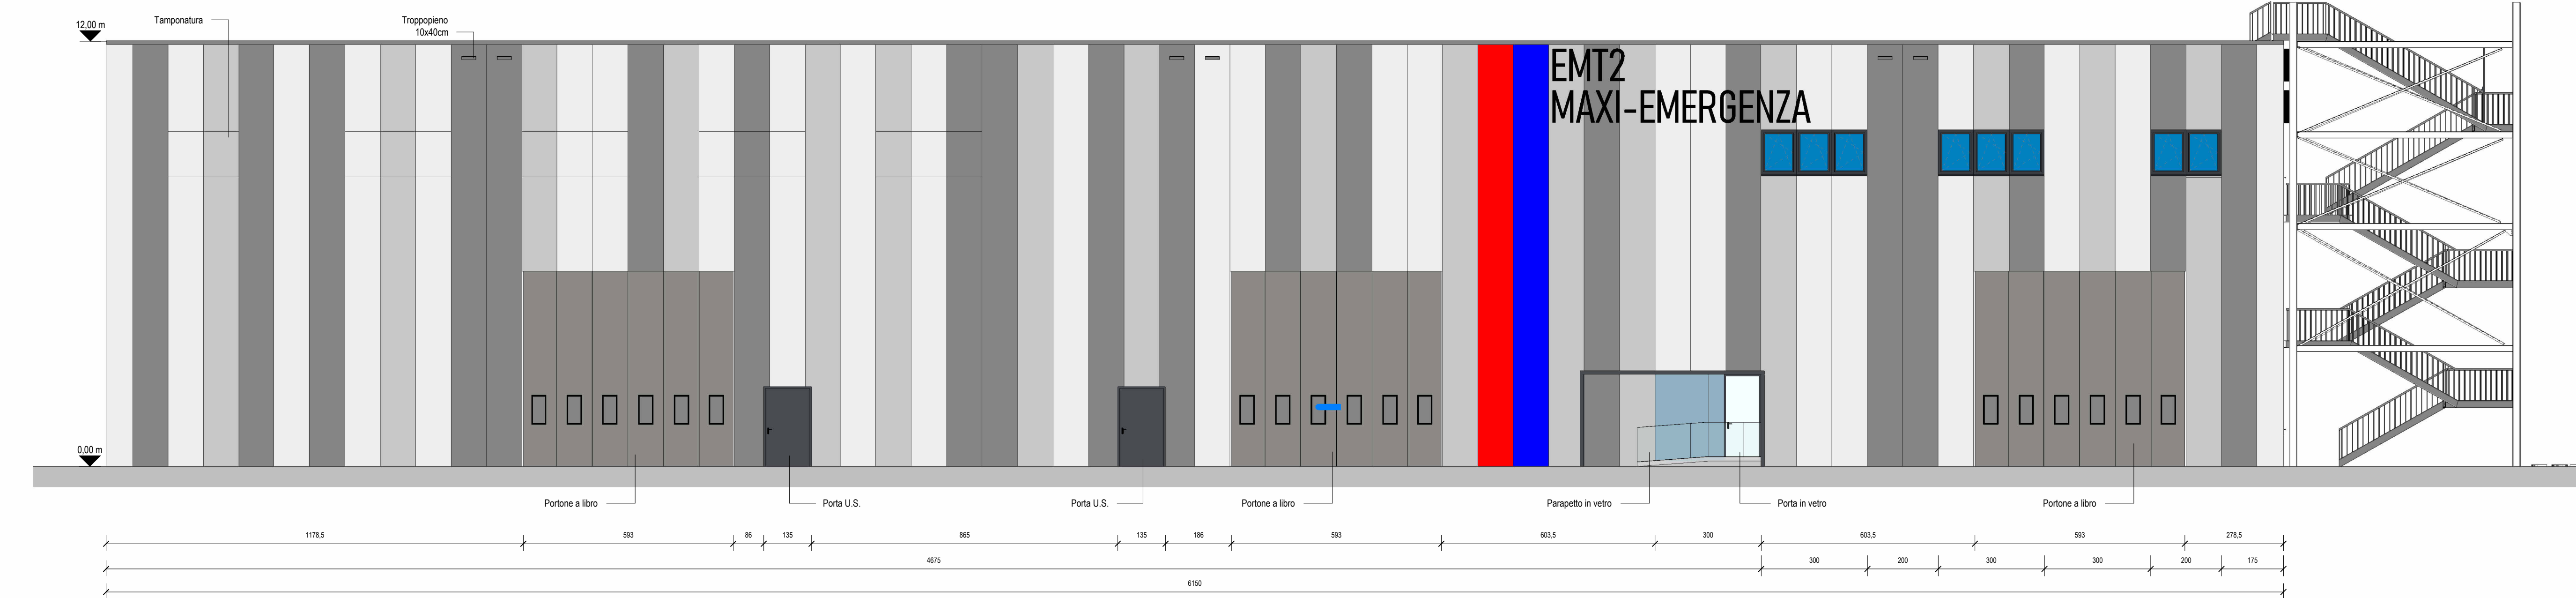

4 PROSPETTO D-D
1 : 100

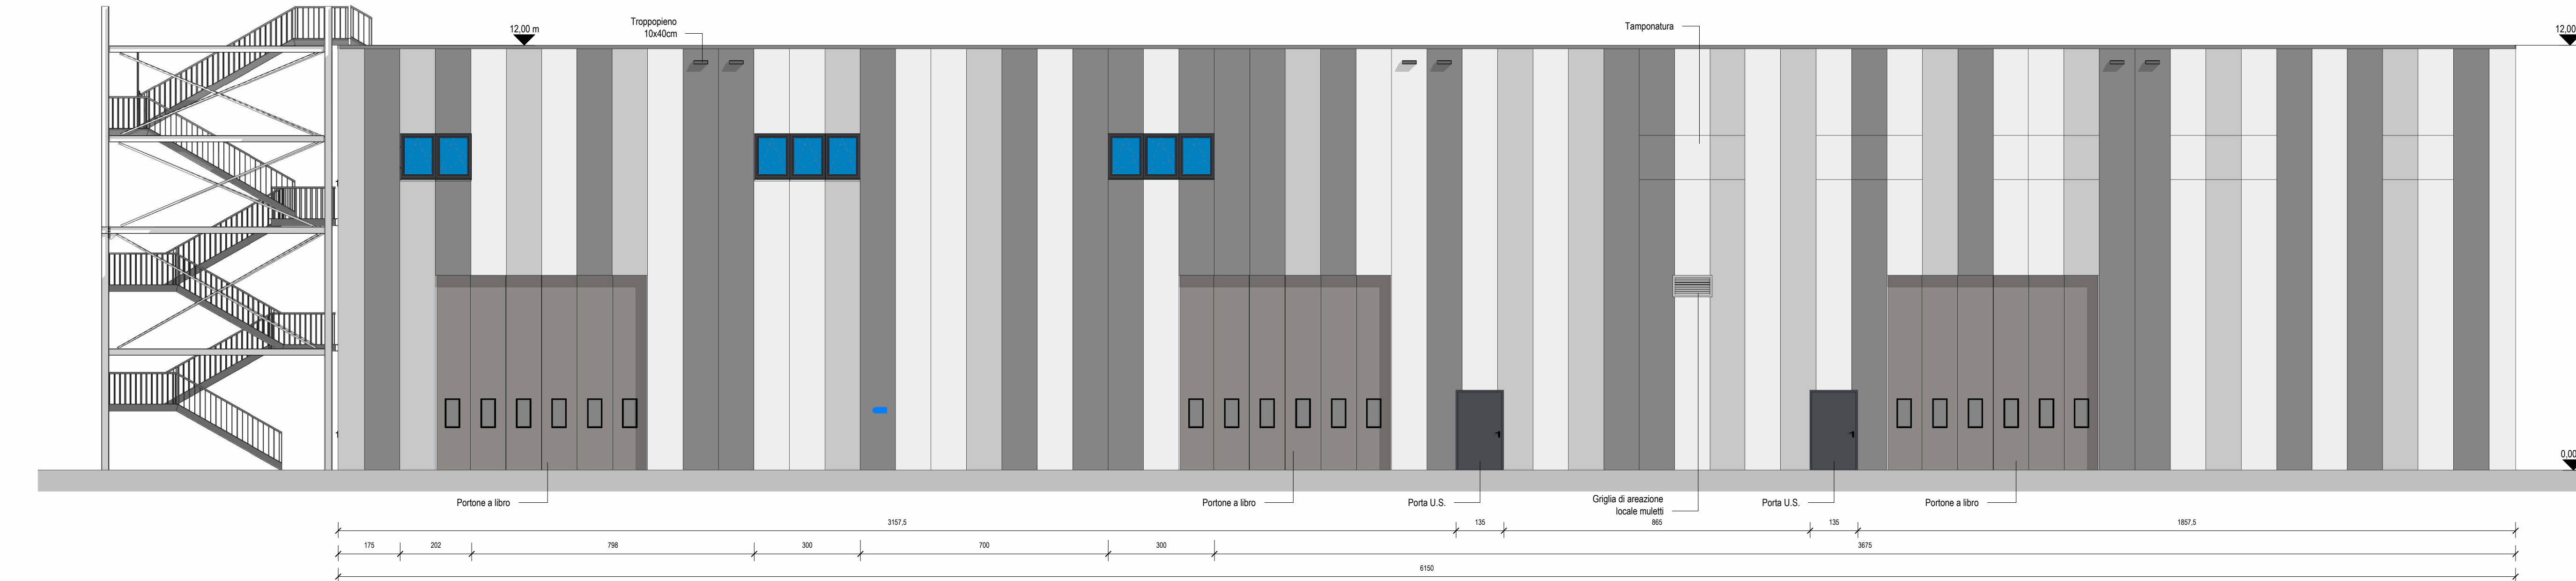

3 PROSPETTO C-C
1 : 100

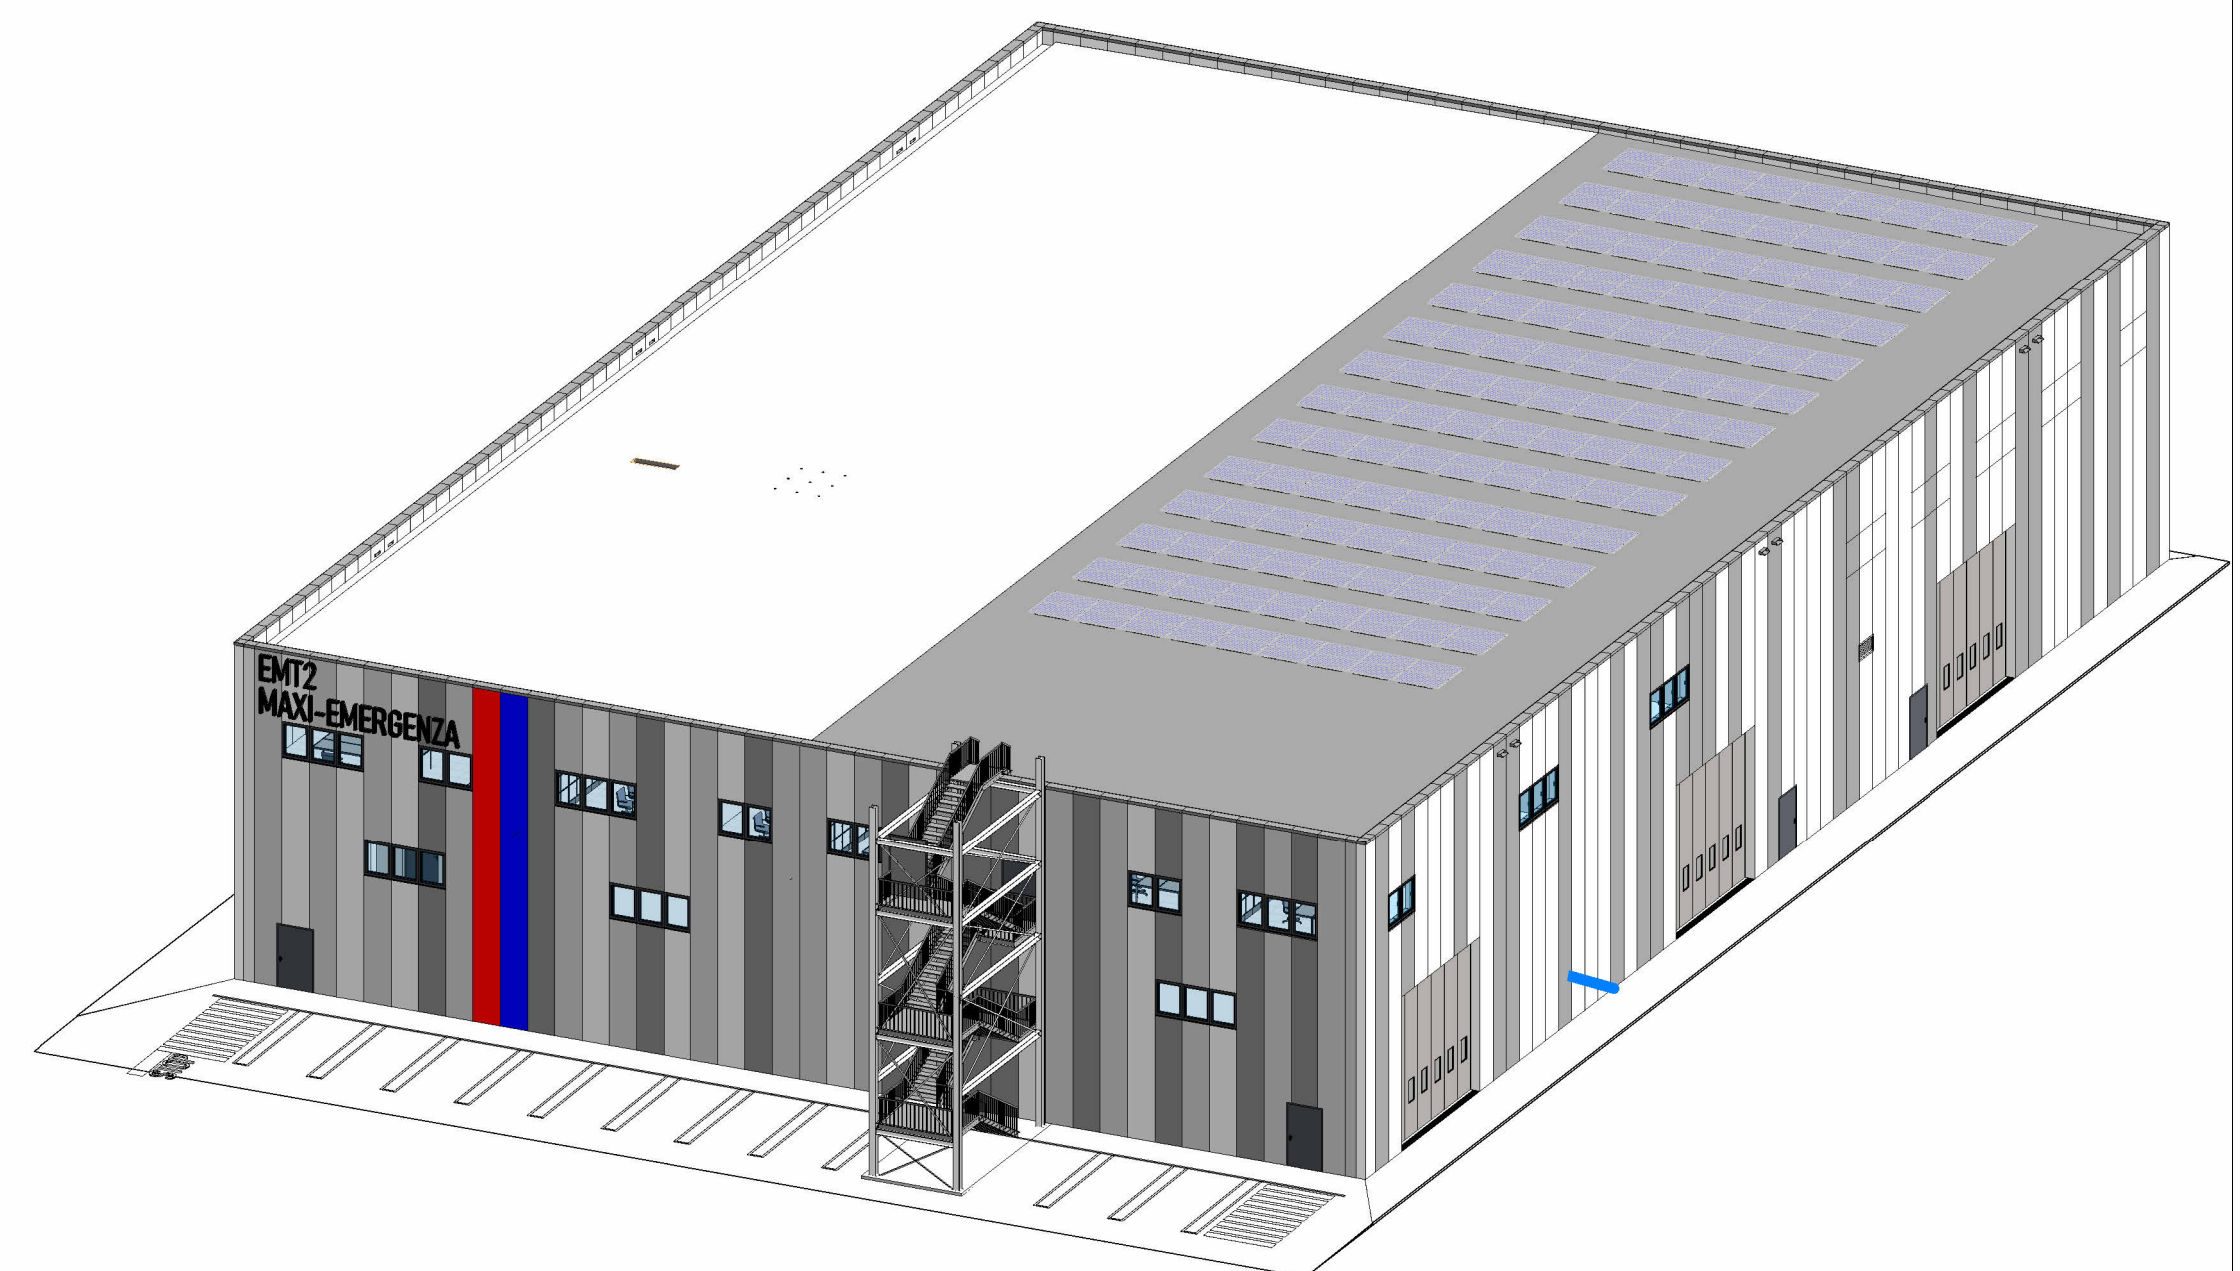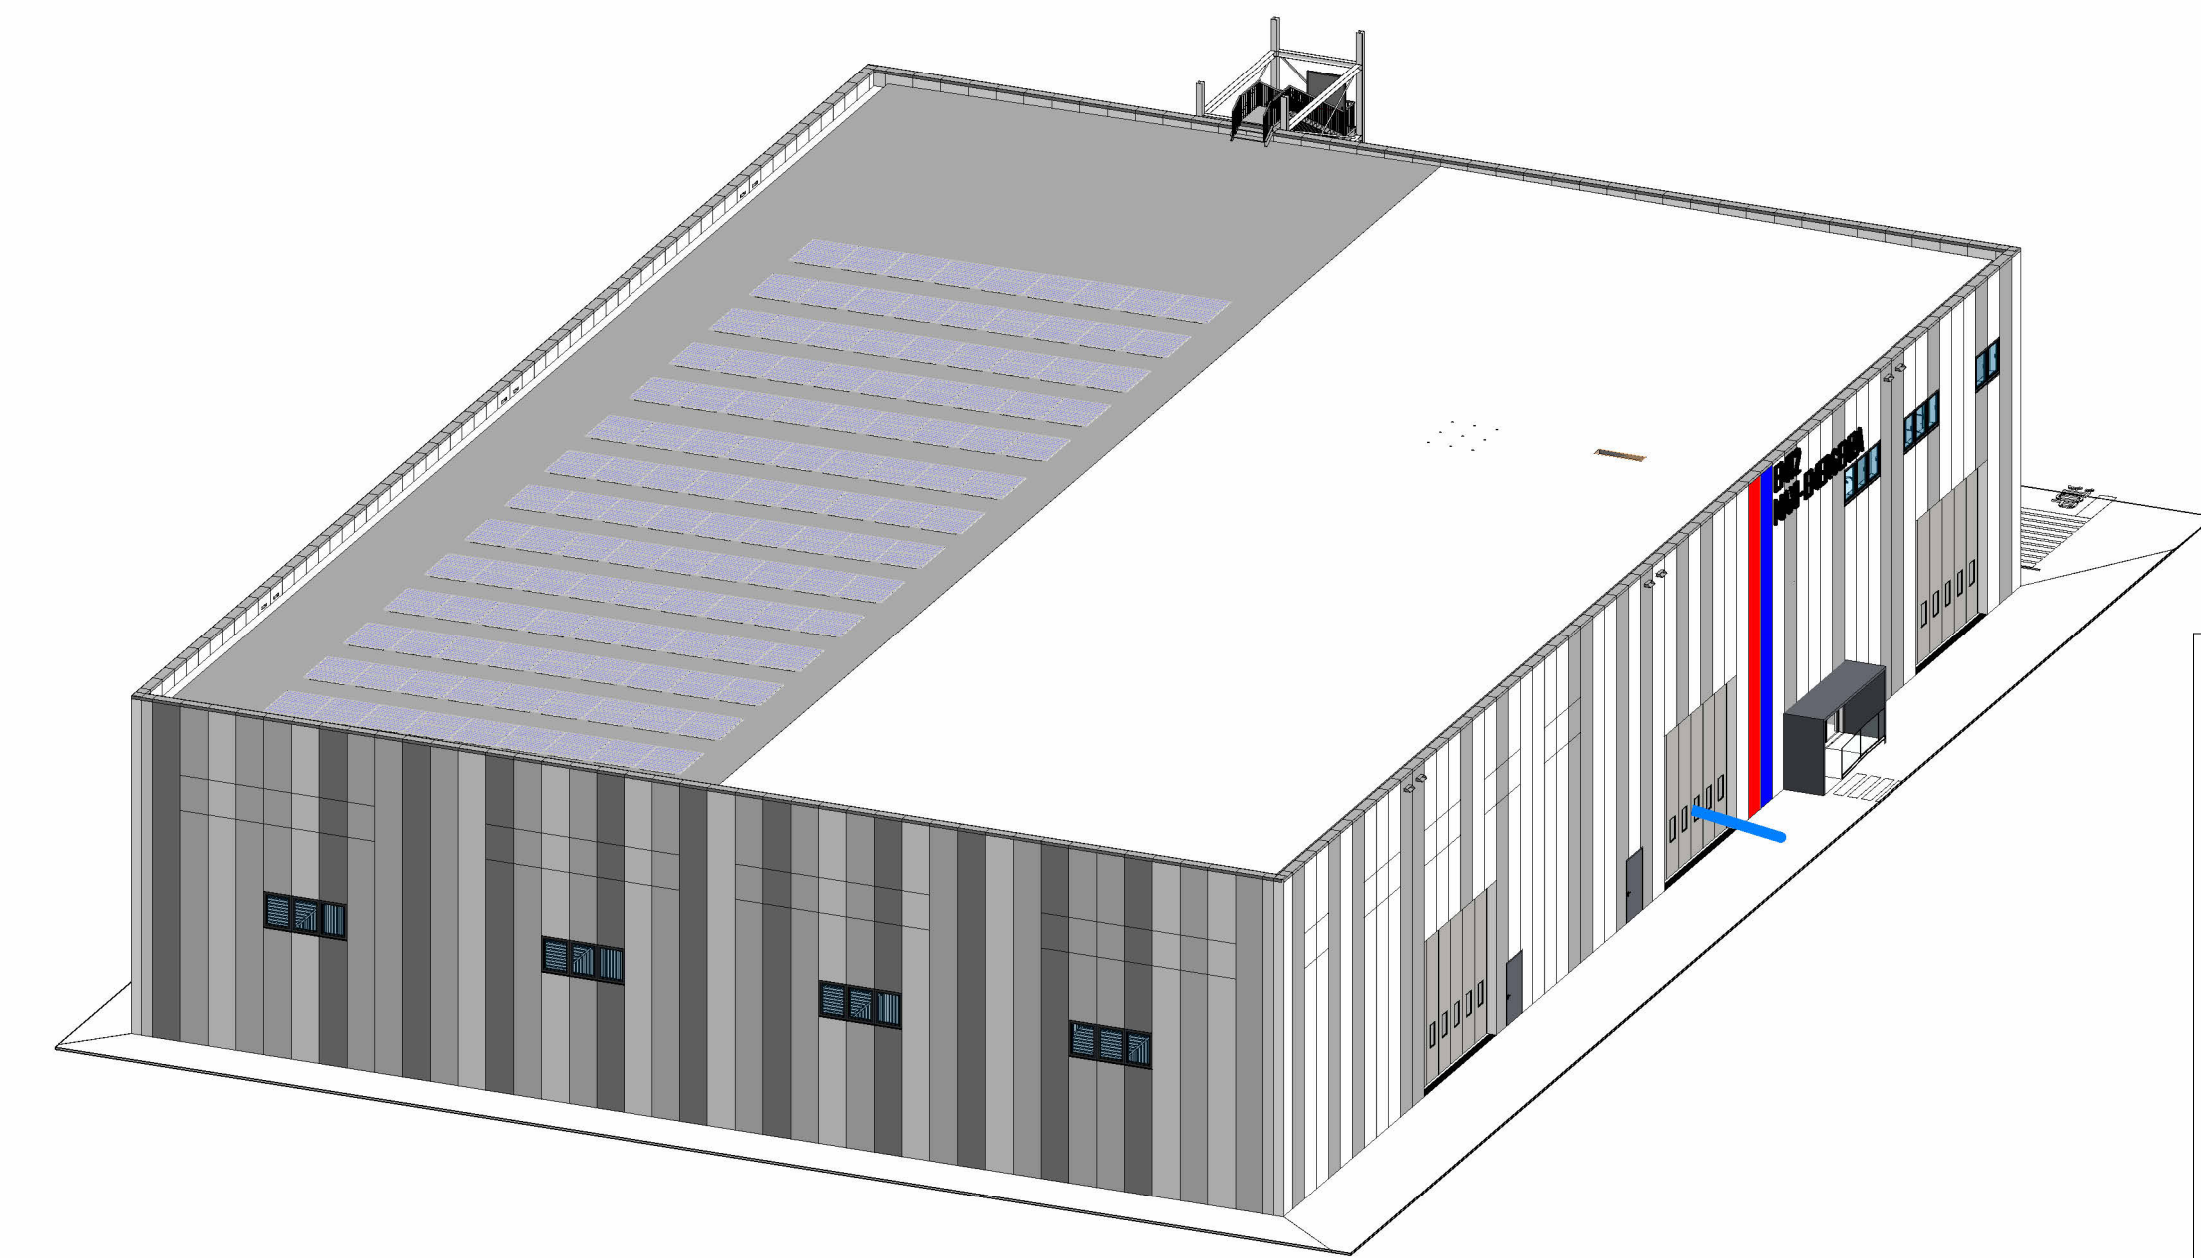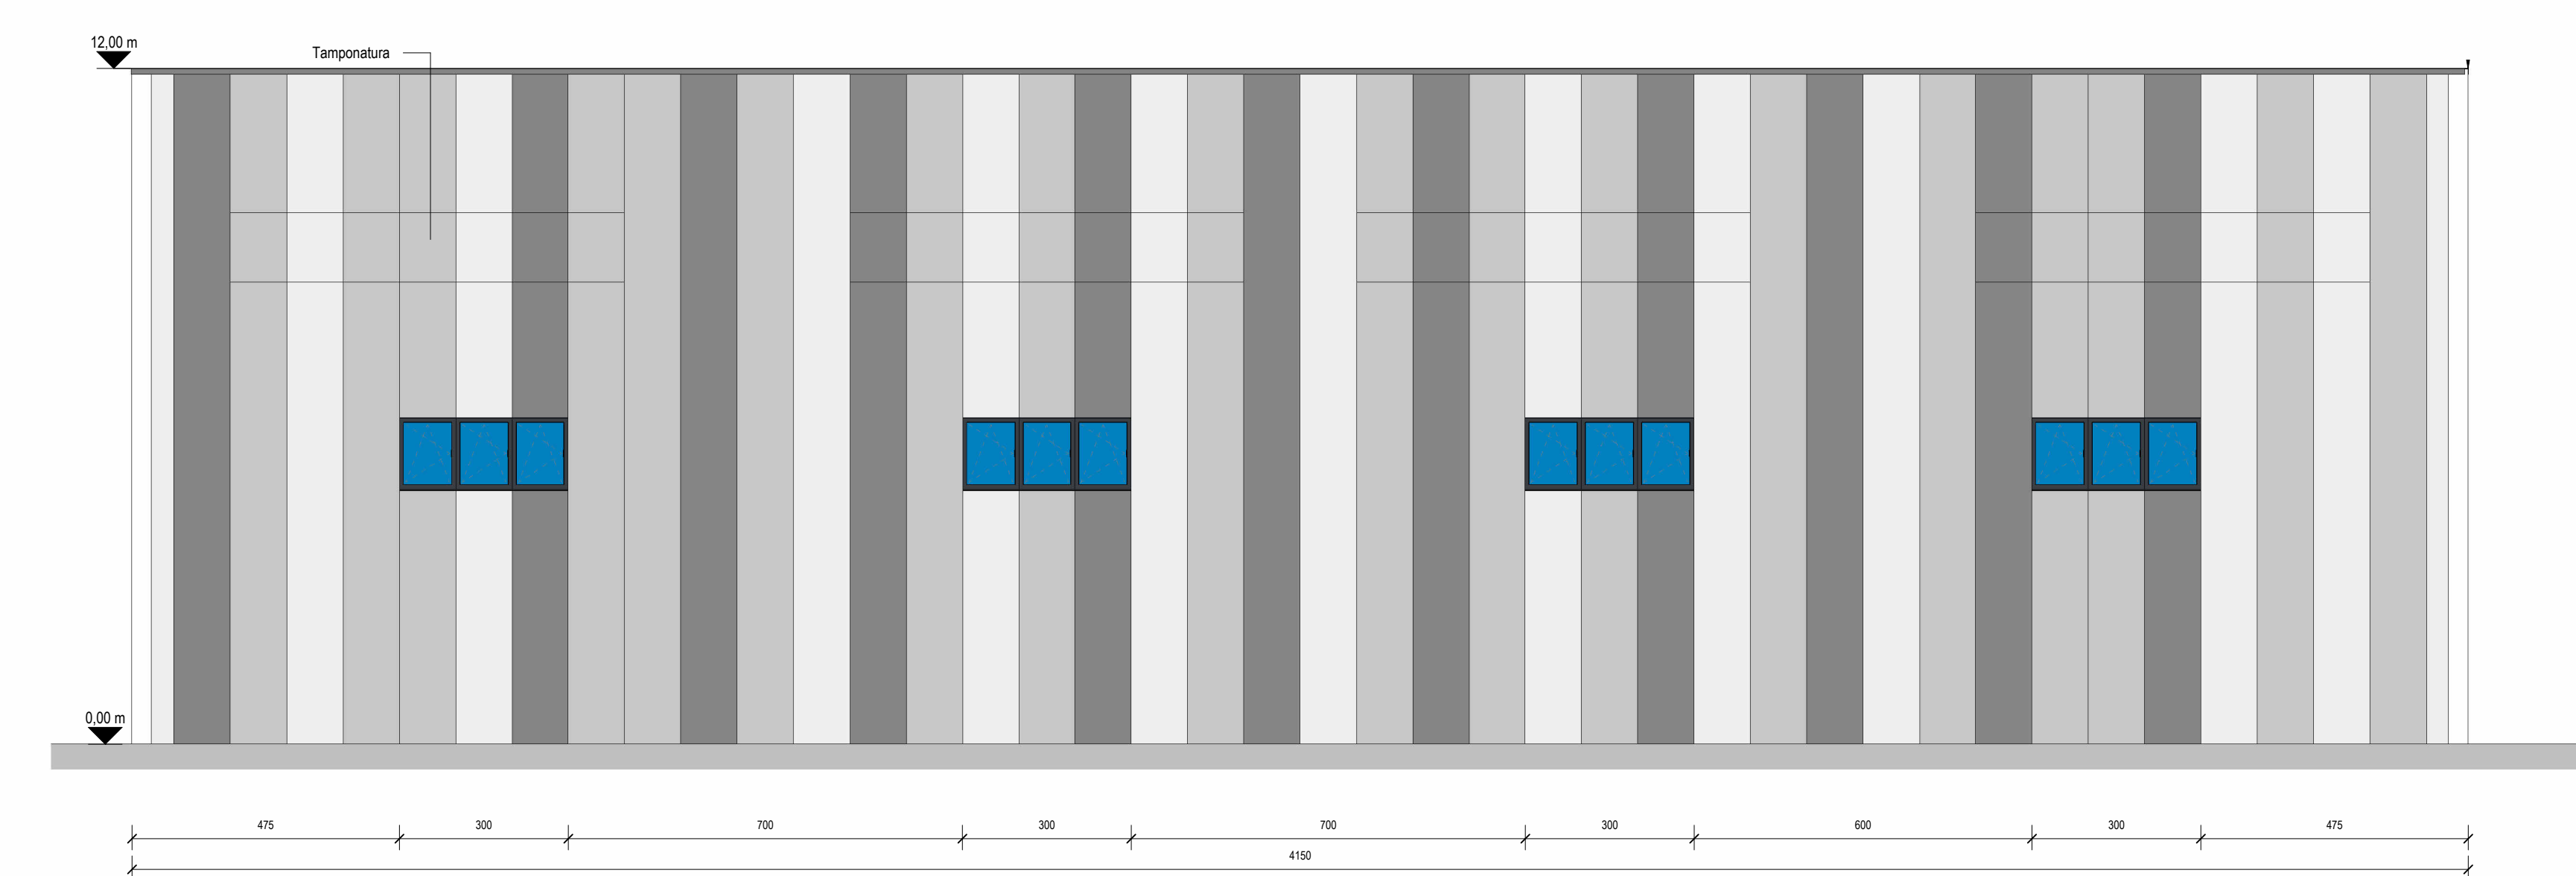

LGAENGINEERING investing in innovations Corso Roma, 43 - 12038 - Savignano (CN) - Tel. +39 0172311693 - www.lgaengineering.it Azienda con sistema di gestione ISO 9001 UNIFOR 14/2019		09			
REGIONE PIEMONTE - PROVINCIA DI CUNEO - COMUNE DI FOSSANO					
NUOVA SEDE DELLA STRUTTURA COMPLESSA MAXI-EMERGENZA 118 EMERGENCYMEDICAL TEAM 2 (EMT2)					
CUP: H5F21001500001					
PROGETTO DI FATTIBILITA' TECNICO ECONOMICA		STAZIONE APPALTANTE ASL-CN1 SC Servizio Tecnico via Carlo Boggio n°12 12100 Cuneo			
PROGETTO ARCHITETTONICO/STRUTTURALE LGA ENGINEERING srl Dott. Ing. ALBERTO Andrea Corso Roma 43, 12038, Savignano (CN) Ordine Ingegneri Prov. di Cuneo n° A2058 COLLABORATORI Arch. Barbero Matteo Ing. Buscetti Matteo P.F. Perotti Andrea INDAGINI GEOLOGICHE GEOLAMBDA Engineering s.r.l. Ing. DALIATI Marco Via A. Diaz n.22 28045 Codogno (LO)		RESPONSABILE UNICO DEL PROCEDIMENTO ASL-CN1 Ing. Claudio Riberi			
PROGETTO IMPIANTI ED ENERGIA Studio I4 Engineering s.r.l. Ing. PANNIER SUFFAIT Luca Ing. LEONE Andrea Piazza Carlo Emanuele II n. 13 10123 Torino (TO)		IMPRESA			
PROGETTO ANTINCENDIO ARCH. BORRA EMANUELE Via Francesco Petrarca 20 10123 Torino (TO)		CODICE ELABORATO 01.09.PFTE.ARC.PRO			
TITOLO Prospetti e viste 3D		DATA 15/05/2026	SCALA 1 : 100		
REVISIONI		2024	007 PFTE ARC 09 R02		
N°	Data	Descrizione	Eseguito	Verificato	Approvato
00	28/10/2024	Prima Emissione	A.P.	M.B.	AA
01	06/03/2025	Modifica posizione accesso al tetto	A.P.	M.B.	AA
02	15/05/2026	RICHIESTA INTEGRAZIONI PROT. 2025/14169 DEL 10.04.2026	A.P.	M.B.	AA
La proprietà di questo disegno appartiene a L.G.A. Engineering s.r.l. E' vietata la riproduzione in qualsiasi forma senza autorizzazione scritta. Tutti i diritti sono riservati.					