




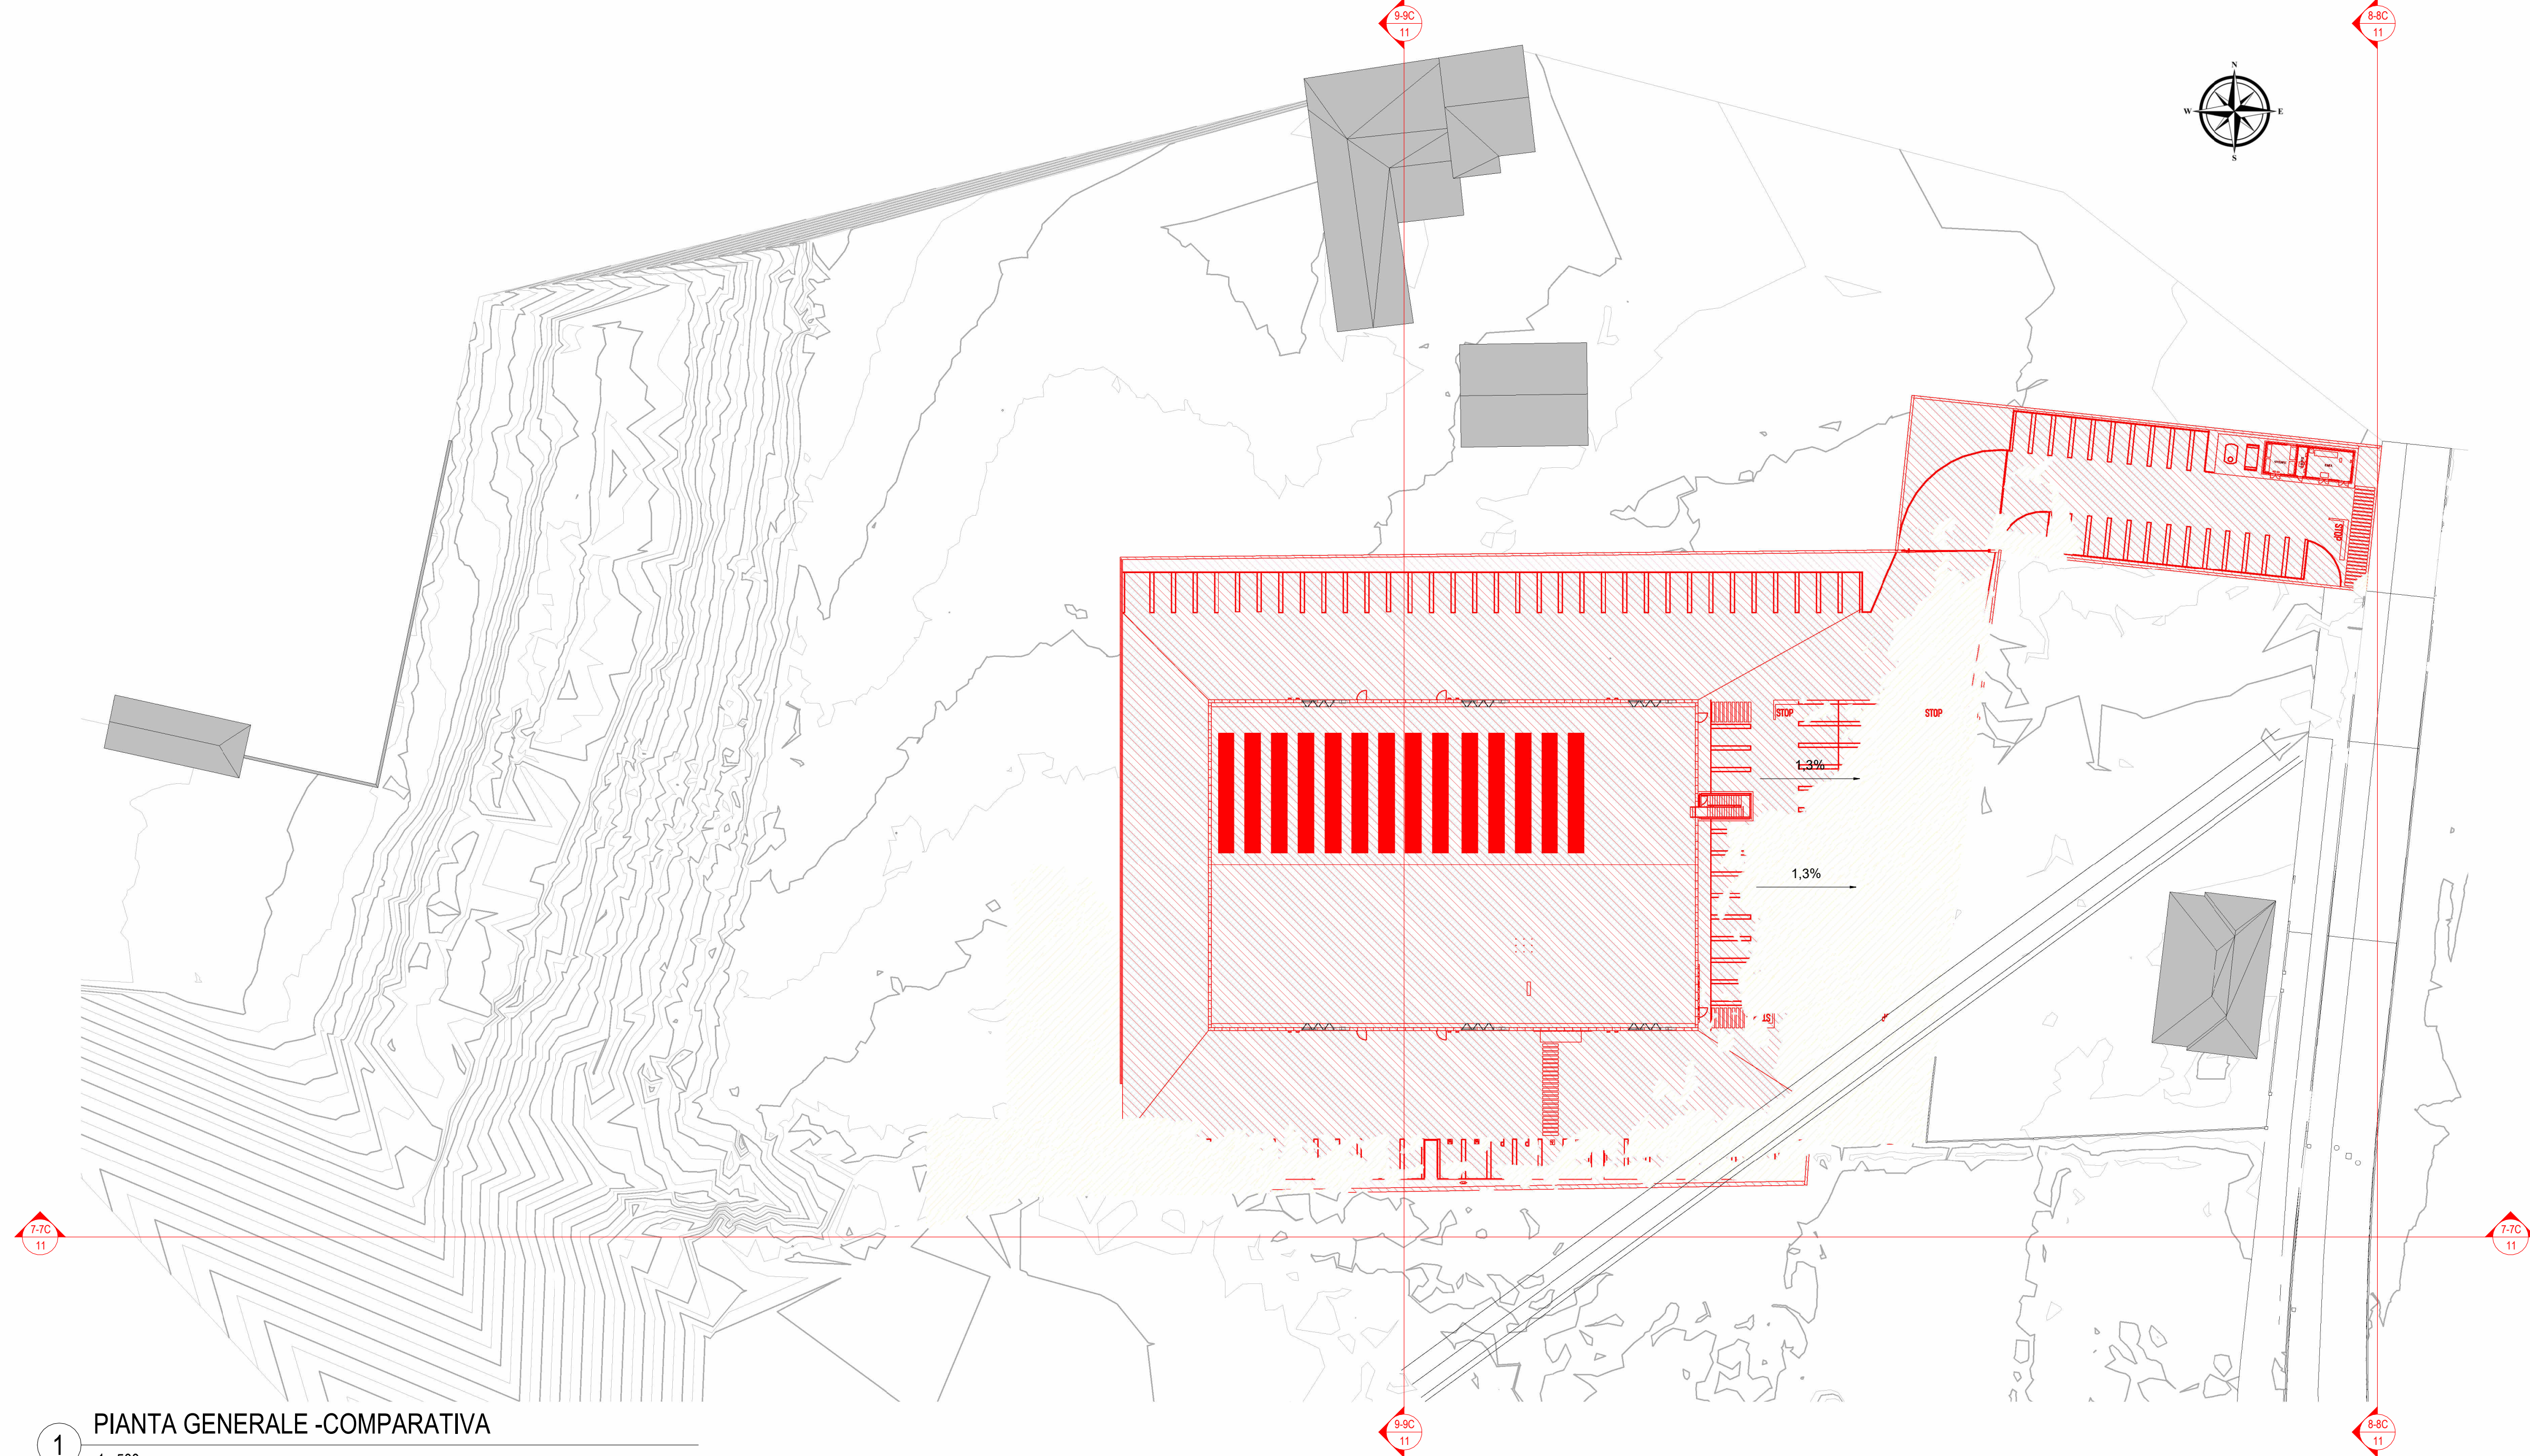


1
PIANTA GENERALE -COMPARATIVA
1 : 500

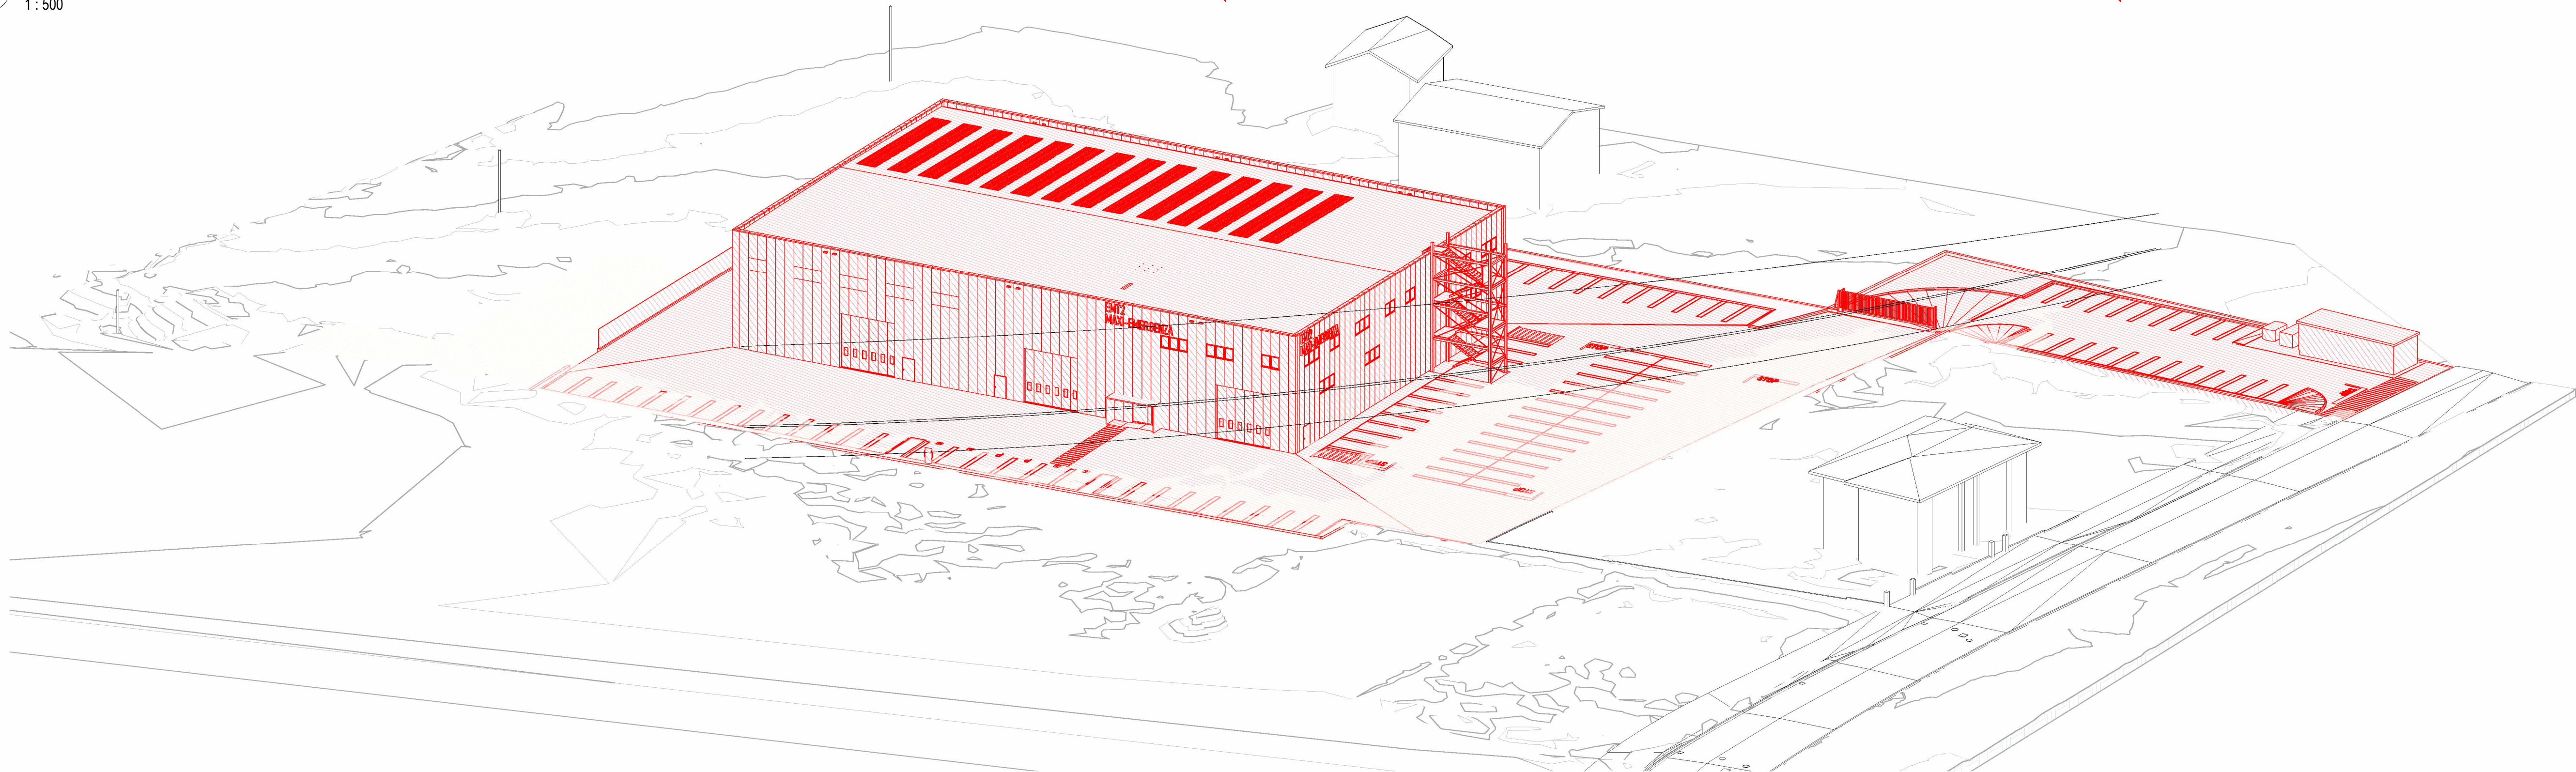



2
SEZIONE TERRITORIALE 7-7
1 : 500

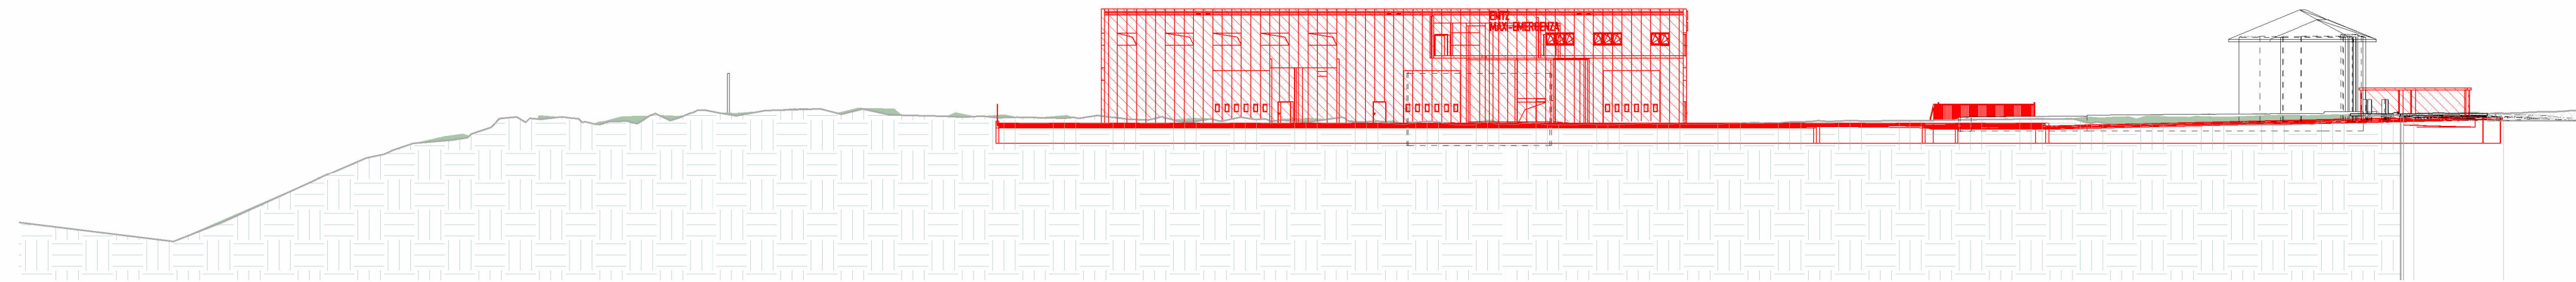

3
SEZIONE TERRITORIALE 8-8
1 : 500

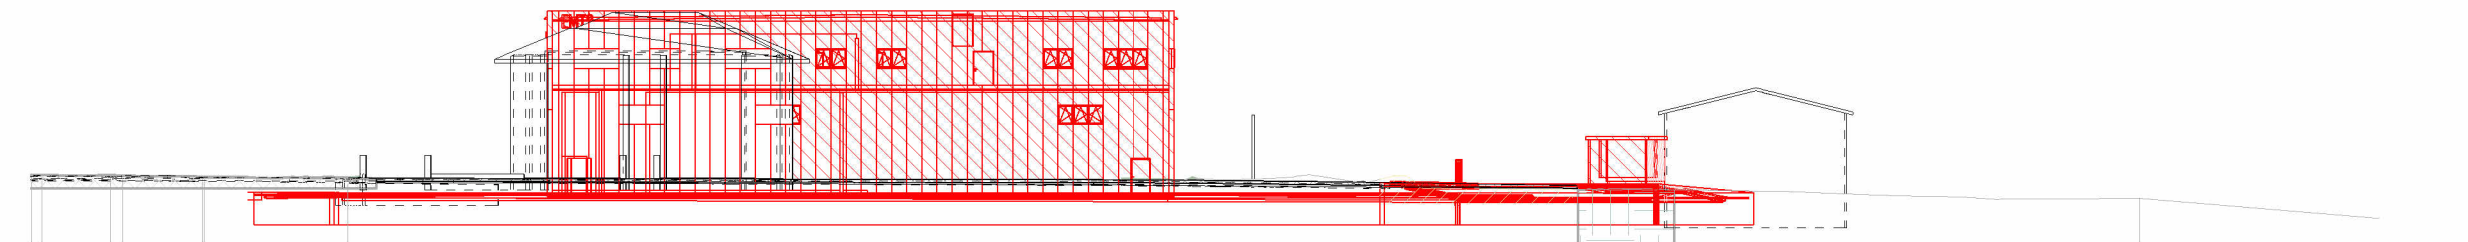

4
SEZIONE TERRITORIALE 9-9
1 : 500

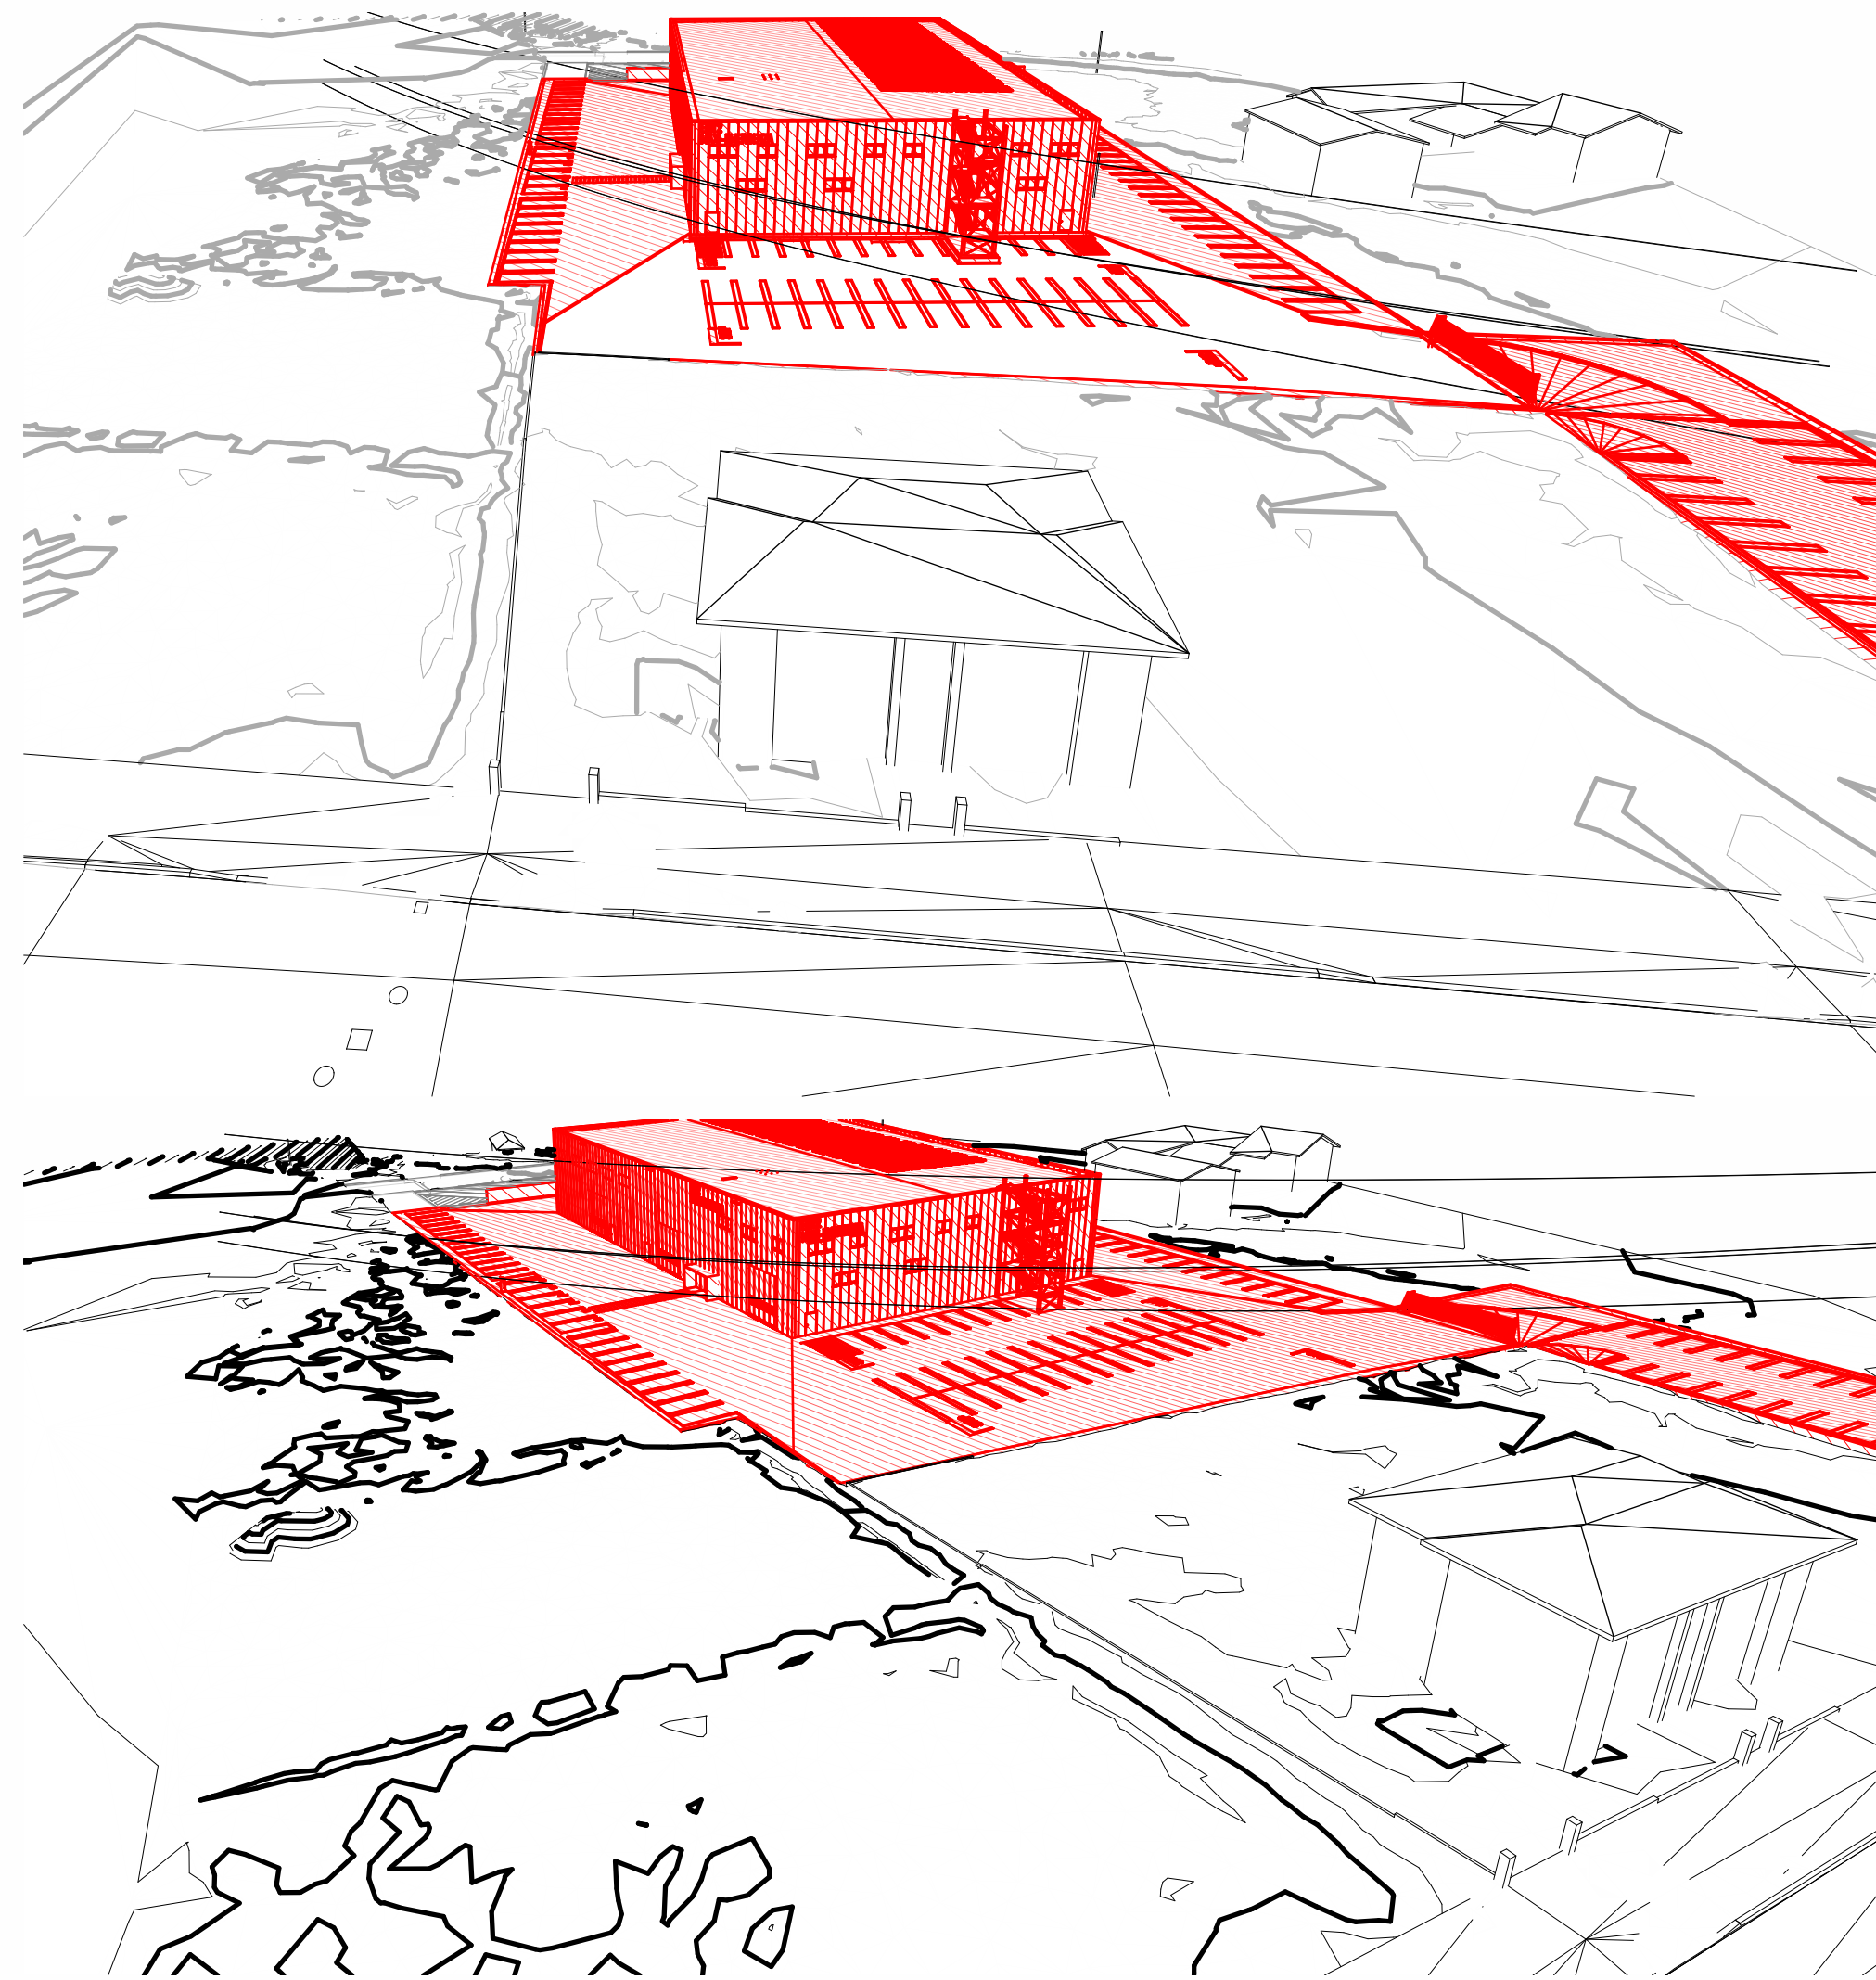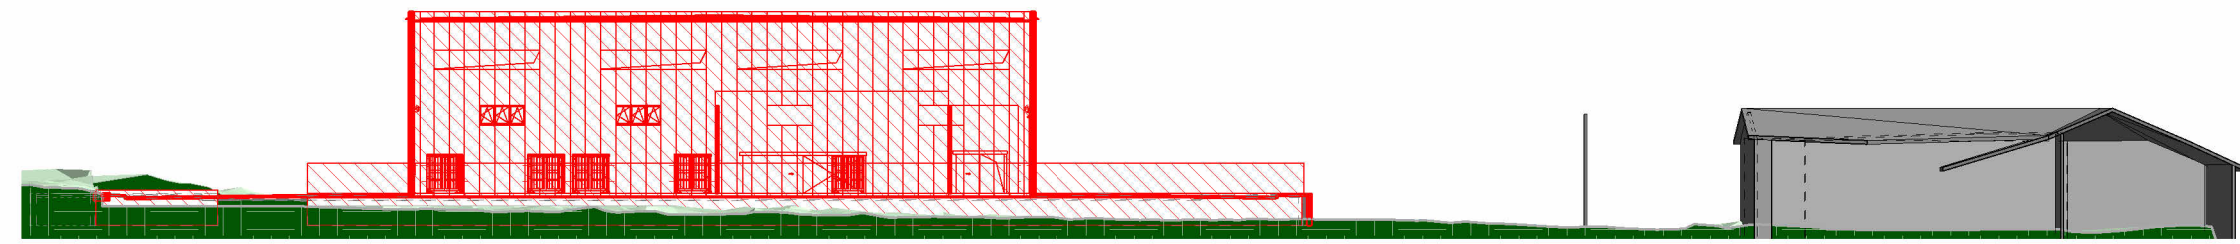

REGIONE PIEMONTE - PROVINCIA DI CUNEO - COMUNE DI FOSSANO

NUOVA SEDE DELLA STRUTTURA COMPLESSA MAXI-EMERGENZA 118
EMERGENCYMEDICAL TEAM 2 (EMT2)

CUP: H5F21001500001

PROGETTO DI FATTIBILITA' TECNICO ECONOMICA

PROGETTO ARCHITETTONICO/STRUTTURALE

LGA ENGINEERING srl
Dott. Ing. ALBERTO Andrea
Corso Roma 43, 12038, Saigiano (CN)
Ordine Ingegneri Prov. di Cuneo n° A2058

COLLABORATORI

Arch. Barbara Matteo
Ing. Giacinto Matteo
P.L. Perotti Andrea

INDAGINI GEOLOGICHE

GEOLAMBDA Engineering s.r.l.
Ing. DAGLIATI Marco
Via A. Dica 1, 22
28045 Codogno (LO)

PROGETTO IMPIANTI ED ENERGIA

Studio i4 Engineering s.r.l.
Ing. PANNIER SUFFAIT Luca
Ing. LEONE Andrea
Piazza Carlo Emanuele II n.13
10123 Torino (TO)

PROGETTO ANTINCENDIO

ARCH. BORRA EMANUELE
Via Francesco Petrarca 20
10123 Torino (TO)

STAZIONE APPALTANTE
ASL-CN1
SC Servizio Tecnico via
Carlo Boggio n°12
12100 Cuneo

RESPONSABILE UNICO
DEL PROCEDIMENTO

ASL-CN1

Ing. Claudio Riberi

IMPRESA

CODICE ELABORATO

01.11.PFTE.ARC.PLG

TITOLO
Planimetria Generle lotto di intervento - Comparativa

DATA

22/06/2026

SCALA

1 : 500

2024	007	PFTE	ARCH	11	R03
------	-----	------	------	----	-----

REVISIONI					
N°	Data	Descrizione	Eseguito	Verificato	Approvato
00	28/10/2024	Prima Emissione	A.P.	M.B.	A.A.
01	06/03/2025	Modifica posizione accesso al lotto	A.P.	M.B.	A.A.
02	15/05/2025	RICHIESTA INTEGRAZIONI PROT. 2025/14168 DEL 10/04/2025	A.P.	M.B.	A.A.
03	22/06/2026	Modifica Accesso Carro	A.P.	M.B.	A.A.